


FÍSICA Y QUÍMICA				
TRIBUNALES 1 a 5: EDIFICIO A FÍSICAS - FACULTAD DE CIENCIAS				
TRIBUNAL NÚMERO	DISTRIBUCIÓN DE ASPIRANTES POR NÚMERO DE LISTA (del número ... al número...)	ESPACIOS	UBICACIÓN	DIRECCIÓN
TRIBUNAL 1	DEL 1 AL 35	AULA 5	1ª PLANTA	UNIZAR CAMPUS PLAZA SAN FRANCISCO FACULTAD DE CIENCIAS Calle Menéndez Pelayo, 24, 50009 Zaragoza
	DEL 36 AL 89 y ACCESO 5	AULA 6		
TRIBUNAL 2	DEL 1 AL 58	AULA 7	1ª PLANTA	
	DEL 59 AL 92	AULA 8		
TRIBUNAL 3	DEL 1 AL 20	AULA 1	PLANTA BAJA	
	DEL 21 AL 40	AULA 2		
	DEL 41 AL 74	AULA 3		
	DEL 75 AL 92	AULA 4	1ª PLANTA	
TRIBUNAL 4	TODOS	AULA MAGNA	PLANTA BAJA	
TRIBUNAL 5	TODOS	AULA MAGNA	1ª PLANTA	
TRIBUNAL 6: EDIFICIO D QUÍMICAS - FACULTAD DE CIENCIAS				
TRIBUNAL 6	DEL 1 AL 34	AULA 1	PLANTA BAJA	
	DEL 35 AL 58	AULA 3		
	DEL 59 AL 92	AULA 4		
TRIBUNAL 7: EDIFICIO C GEOLÓGICAS- FACULTAD DE CIENCIAS				
TRIBUNAL 7	DEL 1 AL 30	AULA 1	PLANTA BAJA	
	DEL 31 AL 49	AULA 2		
	DEL 50 AL 91	AULA 4		
TRIBUNAL 8: EDIFICIO B MATEMÁTICAS- FACULTAD DE CIENCIAS				
TRIBUNAL 8	DEL 1 AL 20	AULA 2	PLANTA BAJA	
	DEL 21 AL 44	AULA 3		
	DEL 45 AL 66	AULA 4		
	DEL 67 AL 91	AULA 5		

Activo	Denominación Activo
CSF10.301230	DEPARTAMENTO ADMINISTRADOR
CSF10.301225	SECRETARIA CENTRO
CSF10.301230	EXPOSITOR, RACK
CSF10.301335	DESPACHO SECRETARÍO
CSF10.301340	DESPACHO DECAÑO
CSF10.301345	SECRETARÍA ORCANO
CSF10.301360	PASILLO ORCANO
CSF10.301365	SALA DE PROFESORES
CSF10.301380	SALA SEMINARIOS CIENTÍFICO
CSF10.301425	HALL FISICA TEORICA
CSF10.301417	ASCENSOR
CSF10.301420	PASILLO FISICA TEORICA 12Q
CSF10.301425	DESPACHO MICHAELA VUÑOZ
CSF10.301430	DESPACHO 1384 FISICA TEORICA
CSF10.301435	DESPACHO 1304 U FISICA TEORICA
CSF10.301440	LABORATORIO DOCEENTE 13A FISICA TEORICA
CSF10.301445	SALA AULA
CSF10.301447	ESCUELAS EMERGENCIA
CSF10.301450	SEMINARIO FISICA TEORICA
CSF10.301455	BIBLIOTECA DE F.T JULIO AGADO
CSF10.301460	LABORATORIO DE INVESTIGACIÓN 2A FISICA TEORICA

Activo	Denominación Activo
CSF10.301595	DESPACHO FT. 23
CSF10.301600	DESPACHO FT. 2C
CSF10.301605	DESPACHO FT. 1E
CSF10.301610	DESPACHO FT. 1E
CSF10.301615	DESPACHO FT. 17
CSF10.301620	DESPACHO FT. 1E
CSF10.301625	DESPACHO FT. 1E
CSF10.301630	DESPACHO FT. 14
CSF10.301635	DESPACHO FT. 1E VISITANTES 2
CSF10.301640	ESCUELAS EMERGENCIA
CSF10.301645	DESPACHO FISICA TEORICA 12
CSF10.301650	DESPACHO FT. 13
CSF10.301655	DESPACHO FT. 1C
CSF10.301660	DESPACHO FT. 9
CSF10.301665	DESPACHO FT. 8
CSF10.301670	DESPACHO FT. 7
CSF10.301675	DESPACHO FT. 5
CSF10.301680	DESPACHO FT. 5
CSF10.301685	DESPACHO FT. 4
CSF10.301690	DESPACHO FT. 3
CSF10.301695	DESPACHO FT. 2
CSF10.301700	SECRETARÍA FISICA TEORICA
CSF10.301705	ESCUELAS

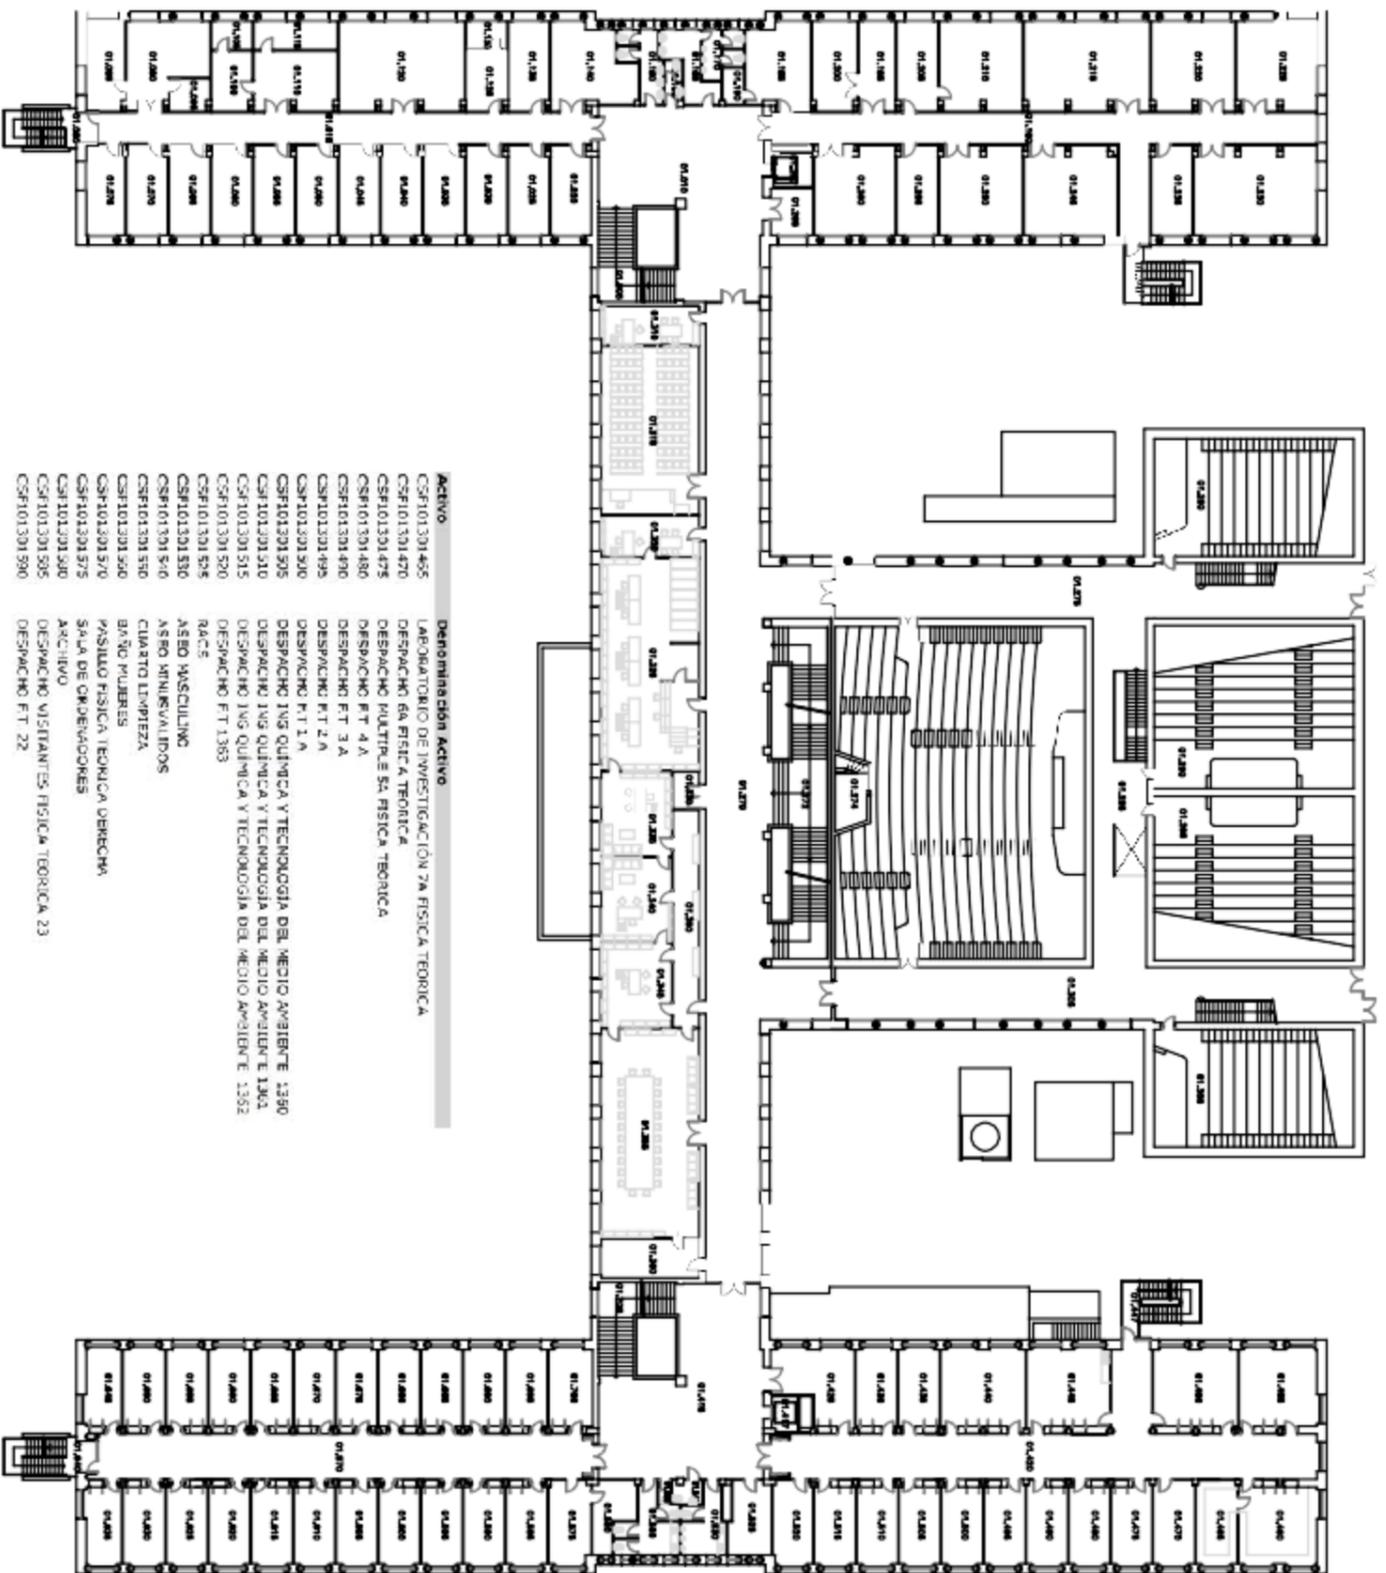

Activo	Denominación Activo
CSF10.301465	LABORATORIO DE INVESTIGACIÓN 2A FISICA TEORICA
CSF10.301470	DESPACHO 6A FISICA TEORICA
CSF10.301475	DESPACHO MULTIPLE SA FISICA TEORICA
CSF10.301480	DESPACHO FT. 4A
CSF10.301490	DESPACHO FT. 3A
CSF10.301495	DESPACHO FT. 2A
CSF10.301500	DESPACHO FT. 1A
CSF10.301505	DESPACHO 13G QUIMICA Y TECNOLOGIA DEL MEDIO AMBIENTE 1350
CSF10.301510	DESPACHO 13G QUIMICA Y TECNOLOGIA DEL MEDIO AMBIENTE 1340
CSF10.301515	DESPACHO 13G QUIMICA Y TECNOLOGIA DEL MEDIO AMBIENTE 1352
CSF10.301520	DESPACHO FT. 1353
CSF10.301525	RACS
CSF10.301530	ASEO MASCULINO
CSF10.301535	ASEO FEMENINO
CSF10.301540	CUARTO LIMPIEZA
CSF10.301550	CUARTO LIMPIEZA
CSF10.301560	BAÑO MUJERES
CSF10.301570	PASILLO FISICA TEORICA DIRECTORA
CSF10.301575	SALA DE ORDENADORES
CSF10.301580	ARCHIVO
CSF10.301585	DESPACHO VISITANTES FISICA TEORICA 23
CSF10.301590	DESPACHO FT. 22

Activo	Denominación Activo
CSF10.301130	LABORATORIO DE INVESTIGACION HOLGONIA 1327 F.A
CSF10.301135	LABORATORIO DE INVESTIGACION HOLGONIA 1327 F.A
CSF10.301140	LABORATORIO DE INV. DE ELECTROMAGNETISMO 1326 F.A
CSF10.301125	DESPACHO 1329 F.A
CSF10.301130	DESPACHO 1329 F.A
CSF10.301135	LABORATORIO DE INV. DE FISIC MICHAELA 1330
CSF10.301140	LABORATORIO DE INV. DE FISIC MICHAELA II 1331
CSF10.301150	BAÑO MUJERES
CSF10.301160	ASEO MASCULINO
CSF10.301165	BAÑO PROFESORES
CSF10.301170	BAÑO HOMBRES (VISITANTES)
CSF10.301180	PASILLO SECRETARIA DE FISICA APLICADA
CSF10.301185	LABORATORIO P.V.D FISICA APLICADA
CSF10.301190	LABORATORIO DE INVESTIGACION P.V.D FISICA APLICADA
CSF10.301195	LABORATORIO P.V.D 1302 FISICA APLICADA
CSF10.301200	LABORATORIO P.V.D 1302 FISICA APLICADA
CSF10.301205	SALA DE USUARIOS 1303 FISICA APLICADA
CSF10.301210	SECRETARIA FISICA APLICADA 1303
CSF10.301215	SEMINARIO II CICLO 1304 F.A
CSF10.301220	SEMINARIO III CICLO 1304 F.A
CSF10.301225	LABORATORIO DOCEENTE I 1306 F.A

Activo	Denominación Activo
CSF10.301005	HALL FISICA APLICADA
CSF10.301010	PASILLO FISICA APLICADA
CSF10.301015	DESPACHO F. APLICADA 1314
CSF10.301020	DESPACHO FA 1315
CSF10.301025	DESPACHO FA 1316
CSF10.301030	DESPACHO FA 1317
CSF10.301035	DESPACHO FA 1318
CSF10.301040	DESPACHO FA 1319
CSF10.301045	DESPACHO FA 1320
CSF10.301050	DESPACHO FA 1321
CSF10.301055	DESPACHO FA 1322
CSF10.301060	DESPACHO FA 1323
CSF10.301065	DESPACHO FA 1324
CSF10.301070	DESPACHO FA 1325
CSF10.301075	ESCUELAS EMERGENCIA
CSF10.301080	LABORATORIO DE INVESTIGACION DE FLUIDOS 1326 F.A
CSF10.301085	LABORATORIO DE INVESTIGACION DE FLUIDOS 1326 F.A
CSF10.301090	LABORATORIO DE INVESTIGACION HOLGONIA 1327 F.A
CSF10.301095	LABORATORIO DE INVESTIGACION HOLGONIA 1327 F.A
CSF10.301100	LABORATORIO DE INVESTIGACION HOLGONIA 1327 F.A
CSF10.301105	LABORATORIO DE INVESTIGACION HOLGONIA 1327 F.A

**1013 - FACULTAD DE CIENCIAS - EDIFICIO "A" FISICAS
NUMERACION E IDENTIFICACION DE ACTIVOS
GESTION MANTENIMIENTO**

Ubicación: CAMPUS SAN AMBROSIO, C/ Pedro Cerbasi, 12 - 50009 ZARAGOZA

PLANTA PRIMERA



Servicio de Mantenimiento
 Carlos Surroster Monjeel
 Act. Tecn. Tercer SM

Fecha: 5/06/11
 Escala: 1/500
 Fecha: ABR-11
 Hoja: 3.1

Activo	Denominación Activo
CSF11000010	PLANTAS DE ENTRADA
CSF11000020	VESTIBULO
CSF11000030	PASILLO DERECHA
CSF11000040	SALA REUNIONES 7257
CSF11000050	AULA 5 7258
CSF11000060	AULA 6 7259
CSF11000070	AULA INFORMATICA 7260
CSF11000080	AULA 4 7256
CSF11000090	AULA 3 7255
CSF11000100	BANOS MASCULINOS
CSF11000110	COMBIBERIA 7261
CSF11000120	BAJANTES BR CONFERENCIA
CSF11000130	CUARTO INTERIOR CONFERENCIA 7270

Activo	Denominación Activo
CSF11000140	VESTIBULO ESCALERA DERECHA P. BAJA
CSF11000150	ASCENSOR DERECHA
CSF11000160	GALERIA DERECHA HACIA CAFETERIA
CSF11000170	ACCESO A ESCALERA DE EMERGENCIA DERECHA
CSF11000180	PASEO EDIFICIO A DERECHA
CSF11000190	PASEO EDIFICIO A IZQUIERDA
CSF11000200	GALERIA IZQUIERDA A MONTACARGAS
CSF11000210	MONTACARGAS
CSF11000220	ACCESO A ESCALERA DE EMERGENCIA IZQUIERDA
CSF11000230	VESTIBULO ESCALERA IZQUIERDA P. BAJA
CSF11000240	ASCENSOR IZQUIERDA
CSF11000250	PASILLO IZQUIERDA
CSF11000260	BANOS MINSIVALIDOS

Activo	Denominación Activo
CSF11000270	CUARTO LIMPIEZA 7269
CSF11000280	BAJANTES CUARTO LIMPIEZA
CSF11000290	BANOS FEMENINOS
CSF11000300	LABORATORIO OPTICA 7264
CSF11000310	AULA 1 7253
CSF11000320	SALA DE LECTURA BIBLIOTECA 7263
CSF11000330	DEPOSITO BIBLIOTECA 7264
CSF11000340	DESPACHO "RECIBO" BIBLIOTECA 7268
CSF11000350	SALA TRABAJO DE ALUMNOS BIBLIOTECA 7267
CSF11000360	SALA DE ORDENADORES BIBLIOTECA 7266
CSF11000370	MOSTRADOR BIBLIOTECA 7265
CSF11000380	VESTIBULO BIBLIOTECA 7261
CSF11000390	HEMEROTECA 7262
CSF11000400	CALFIA LABORATORIOS

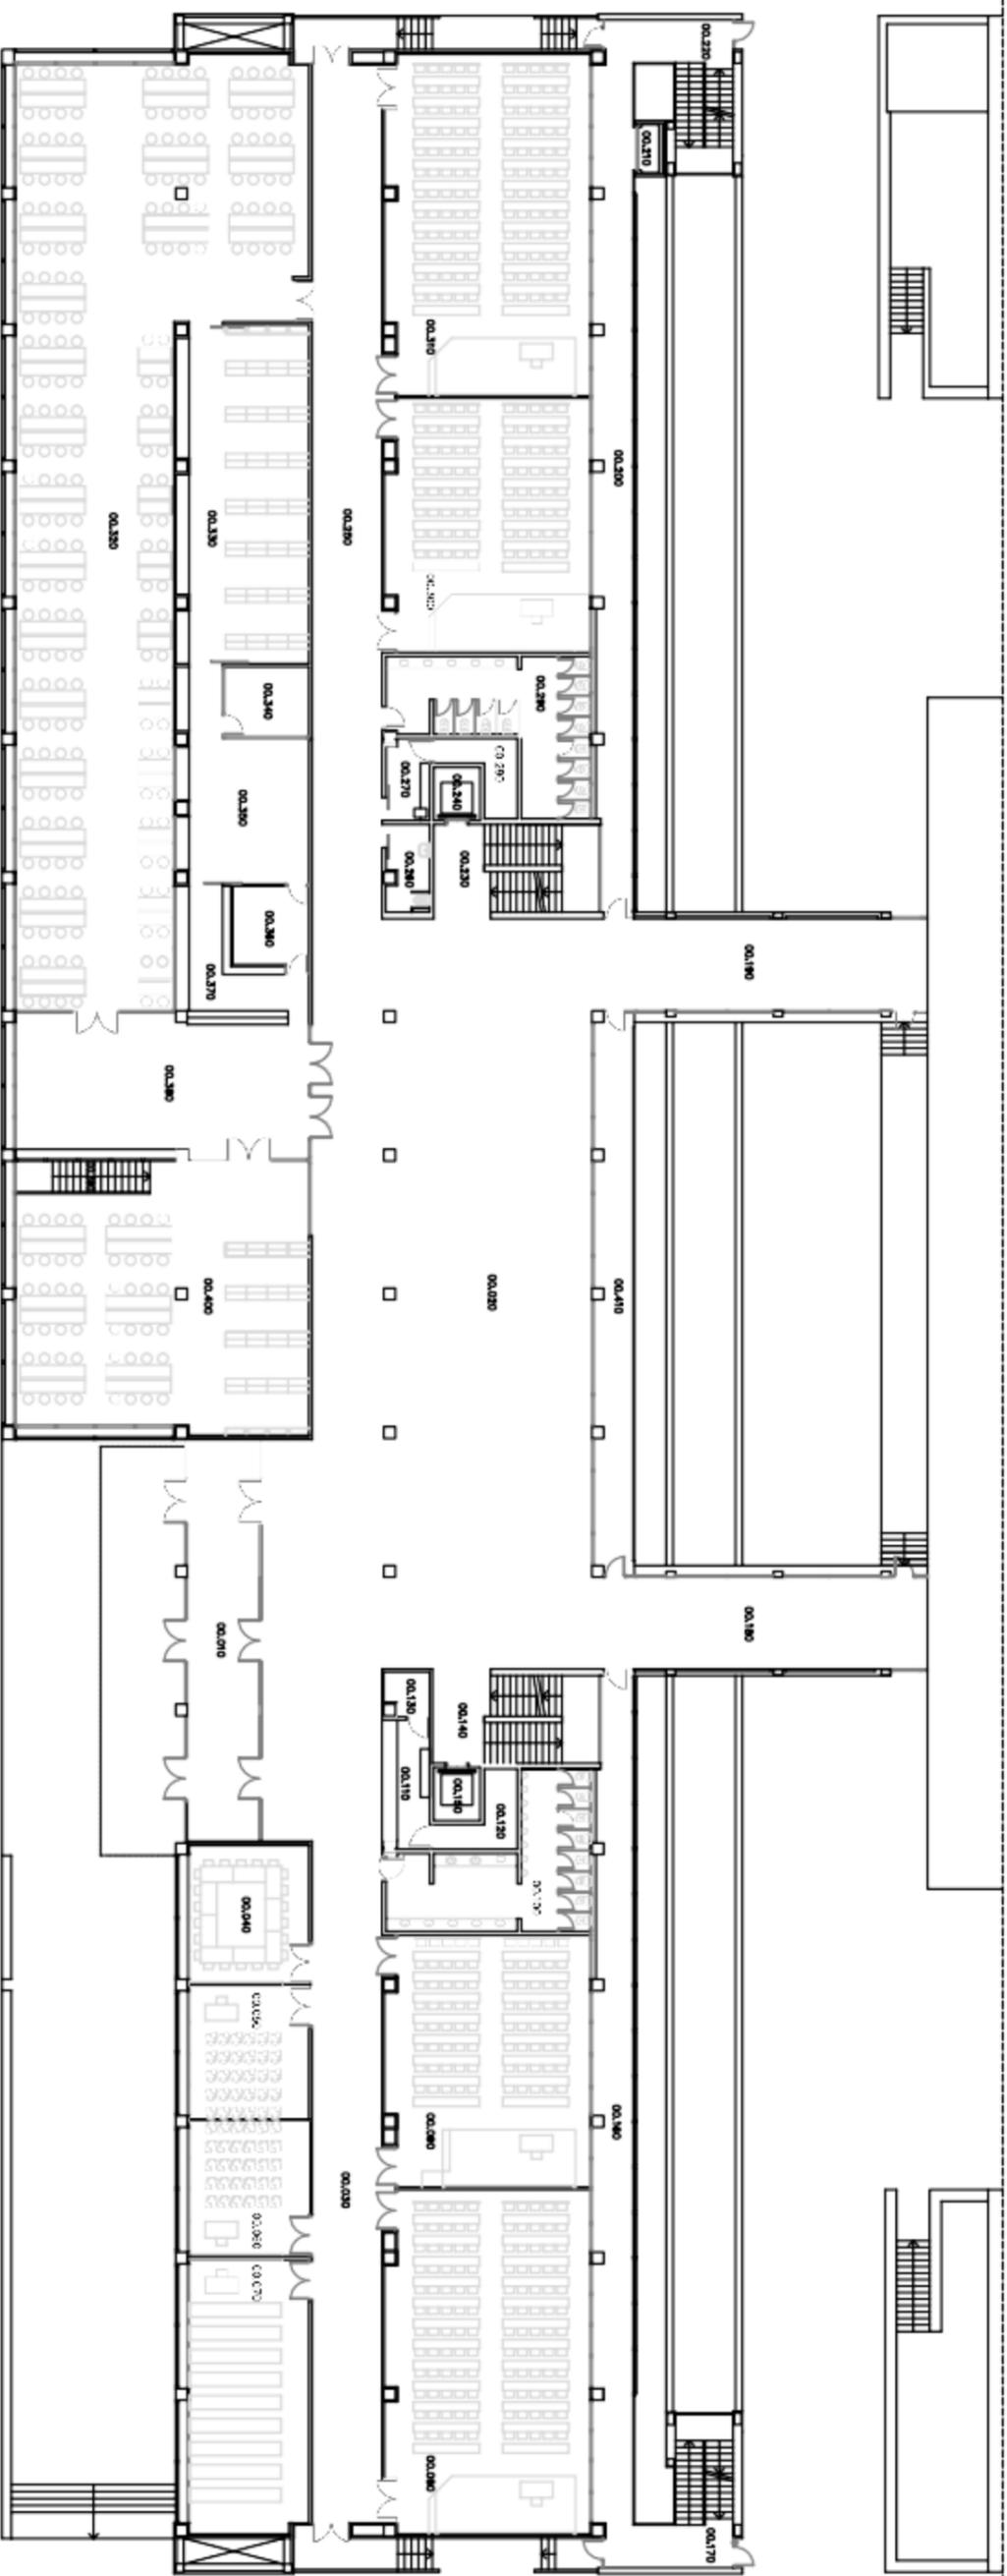

1110 - FACULTAD DE CIENCIAS - EDIFICIO "D" QUIMICAS
NUMERACION E IDENTIFICACION DE ACTIVOS
GESTION MANTENIMIENTO

Ubicación: CAMPUS SAN AMBROSIO, C/ Pedro Cerbasi, 12 - 50009 ZARAGOZA

Plano: PLANTA BAJA

Unidad de Ingeniería y Mantenimiento
 Universidad Zaragoza

Técnico


Carlos Surroster Manuel
 Act. Tecn. Técnico SM

Fecha: ABR-11

Escala: 1/300

Hoja: 2.1

Activo	Denominación Activo	Activo	Denominación Activo
CSF101400010	AULA 18/20	CSF101400130	ANTIGUO CUARTO DE GEOSAPIENS (PUERTA 15) 15
CSF101400020	AULA 21	CSF101400190	ANTIGUO CUARTO DE GEOSAPIENS (PUERTA 15) 15
CSF101400030	AULA 24	CSF101400200	AULA 7 / SALA DE MAPAS 16
CSF101400035	ACCESO SALA LECTURA	CSF101400210	PASILLO SALÓN DE ACTOS
CSF101400040	SALA DE LECTURA 26	CSF101400220	PASILLO PUBLICACIONES
CSF101400050	BIBLIOTECA 25	CSF101400230	PASILLO PUBLICACIONES
CSF101400055	DESPACHO BIBLIOTECA	CSF101400240	BAÑO MINUSVÁLIDOS
CSF101400060	DEPÓSITO BIBLIOTECA 23	CSF101400250	BAÑO PUBLICACIONES
CSF101400070	AULA 19/22	CSF101400251	BAÑOS HOMBRERES-PUBLICACIONES
CSF101400080	CONSERJERÍA	CSF101400252	BAÑOS MUJERES-PUBLICACIONES
CSF101400081	CONSERJERÍA-CUARTO INTERIOR	CSF101400250	BAÑOS MUJERES FRENTE AULA 7
CSF101400090	OFFSET 10	CSF101400270	BAÑOS HOMBRERES FRENTE AULA 7
CSF101400100	TALLER CENTRAL DE PUBLICACIONES 6	CSF101400280	VESTÍBULO PRINCIPAL
CSF101400110	PUBLICACIONES COMPOSICIÓN 1	CSF101400281	MONTACARGAS
CSF101400120	PUBLICACIONES ADMINISTRACIÓN 5	CSF101400282	ASCENSOR CENTRO
CSF101400130	DESPACHO CORRECTOR	CSF101400283	ASCENSOR IZDA
CSF101400140	DESPACHO DIRECTOR TECNICO 7	CSF101400290	PASILLO AULAS
CSF101400150	CENTRALITA 8	CSF101400300	ESCALERA A PRIMERA PLANTA
CSF101400170	SALON DE ACTOS 9 Y 12		

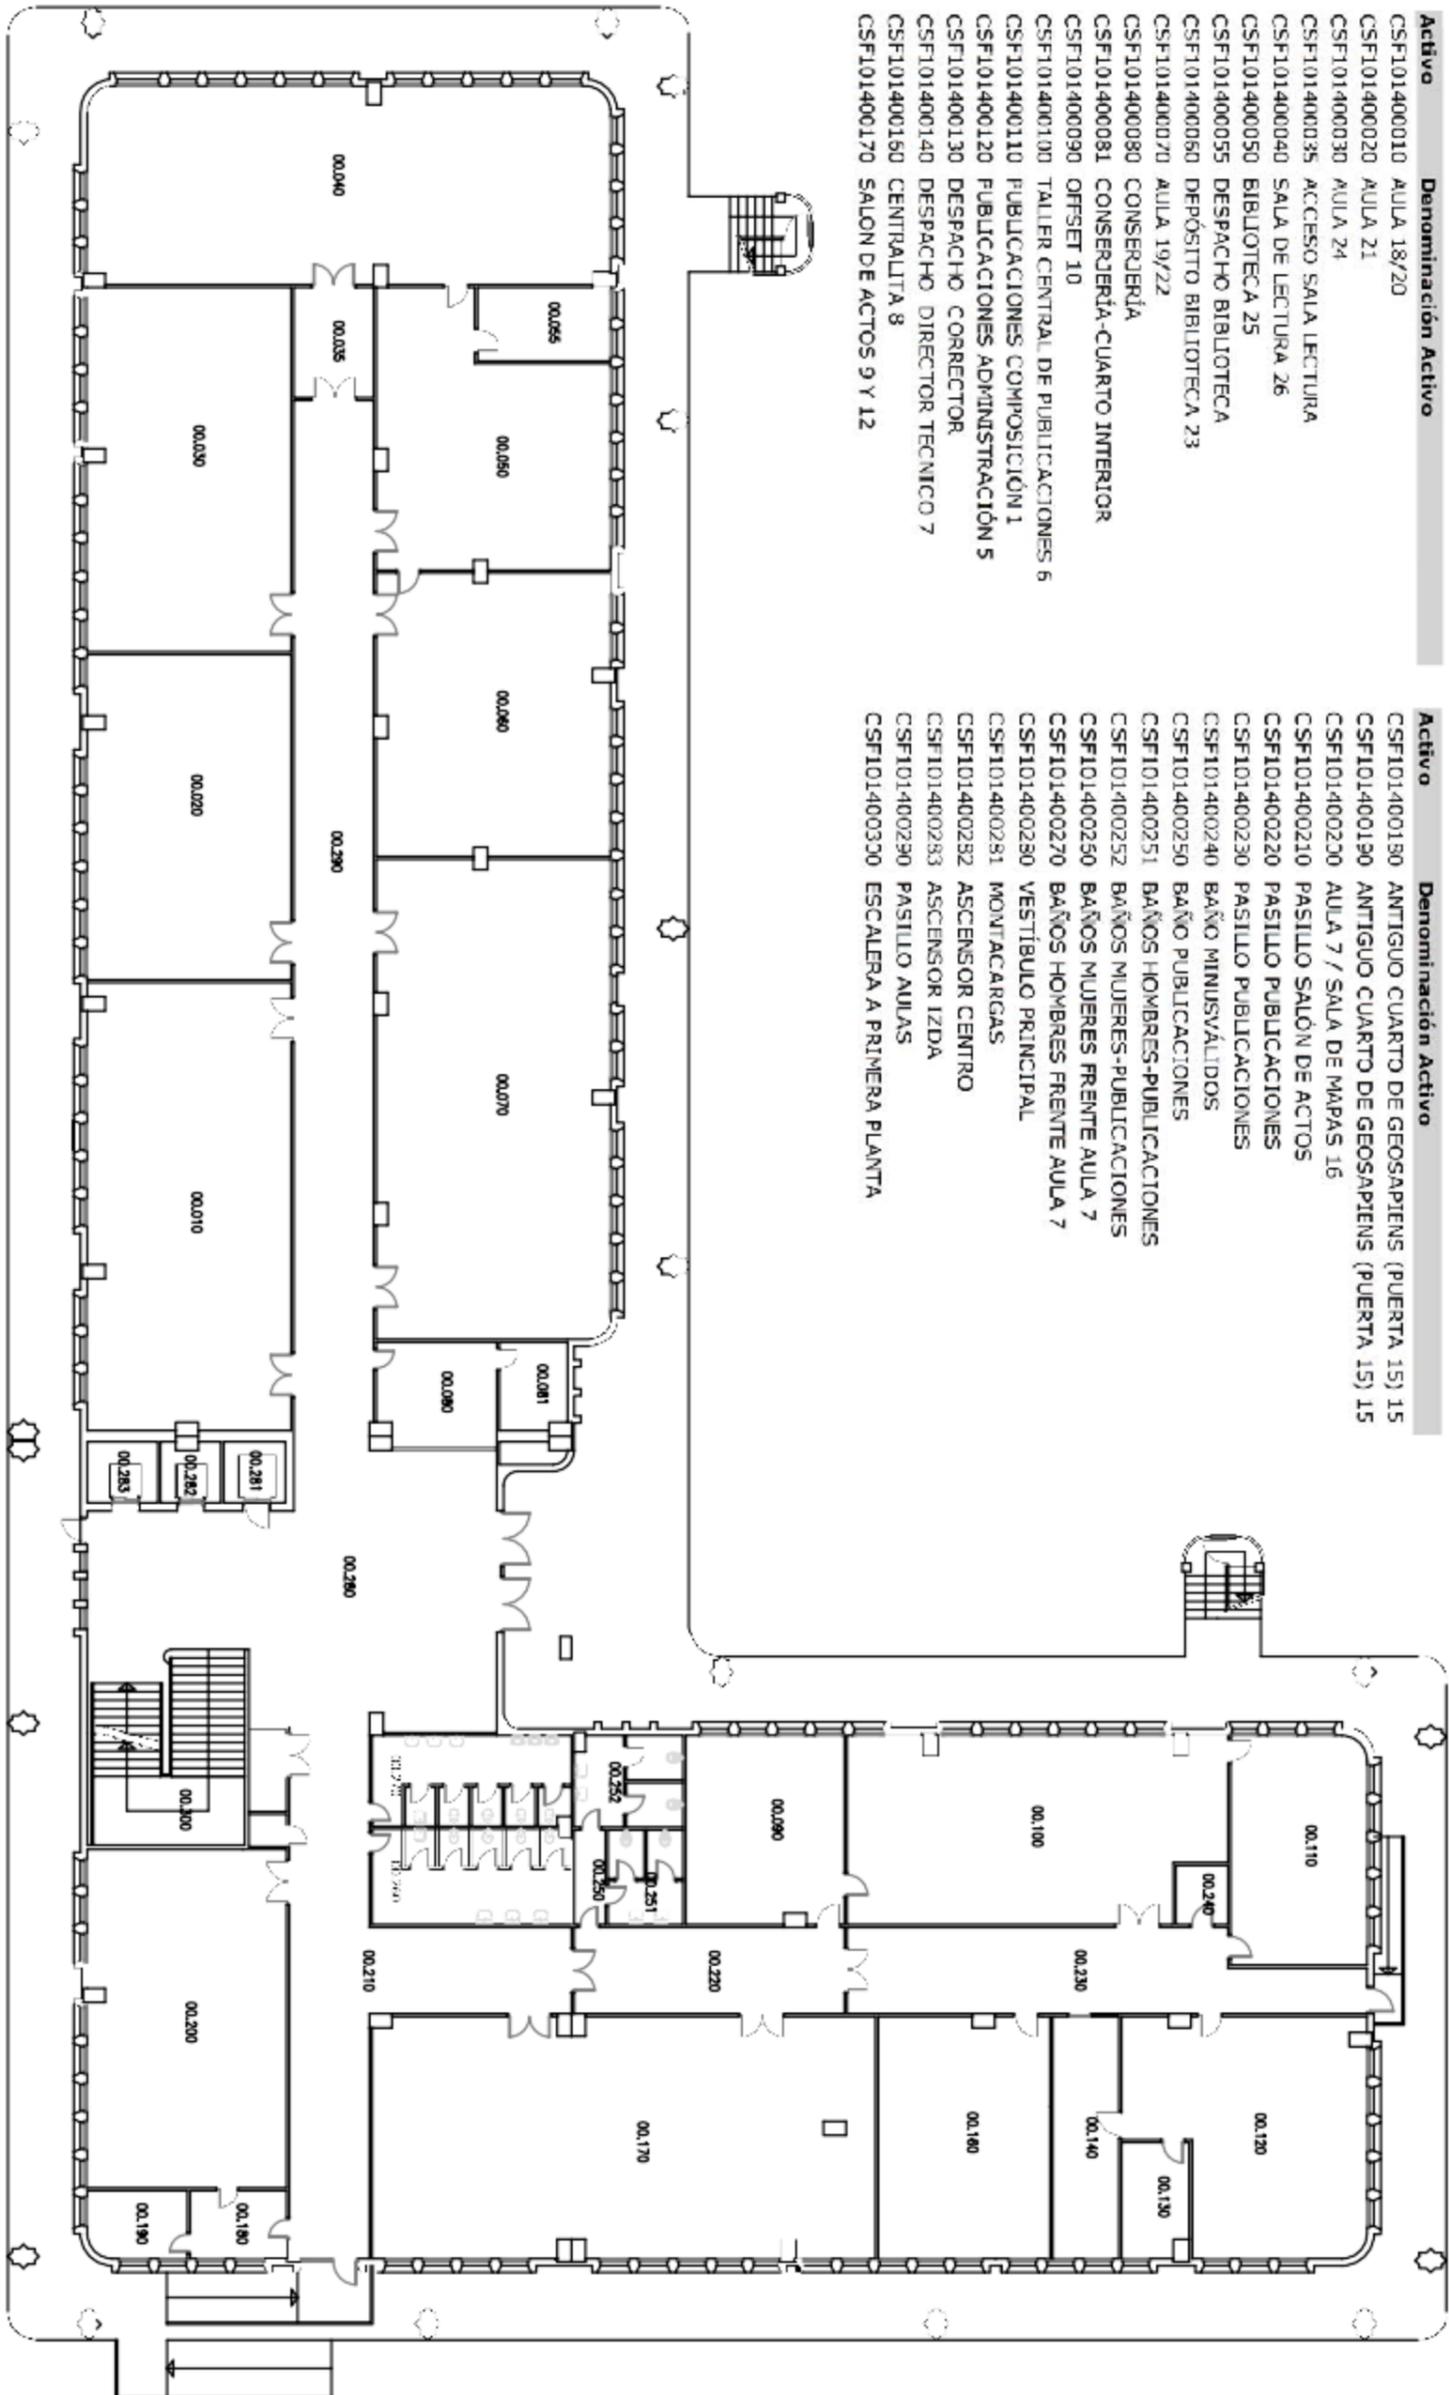

1014 - FACULTAD DE CIENCIAS - EDIFICIO "C" GEOLÓGICAS
 NUMERACION E IDENTIFICACION DE ACTIVOS
 GESTION MANTENIMIENTO

Ubicación: CAMPUS SAN AMBROSIO, C/ Pedro Cerbuna, 12 - 50008 ZARAGOZA

Folio: 5-09-11

Plano: PLANTA BAJA

Escala: 1/250

Fecha: 2011

Fecha: ABR-11

Logo of the University of Zaragoza and the Maintenance Service.

Departamento: Técnico


Responsable: Carlos Surroster Manuel
 Área: Área Técnico SM

Hoja: 2.1

Activo	Denominación Activo
CSF101200010	AULA 1
CSF101200020	AULA 2
CSF101200030	AULA 3
CSF101200040	AULA 4
CSF101200050	AULA 5
CSF101200060	AULA 6
CSF101200070	CAFETERIA
CSF101200080	COCINA
CSF101200090	ALMACEN
CSF101200100	CUARTO DE LLAVES
CSF101200110	CONSERJERIA
CSF101200120	SALÓN DE ACTOS
CSF101200130	DESPACHO SICUZ SISTEMAS
CSF101200150	DESPACHO SICUZ SISTEMAS

Activo	Denominación Activo
CSF101200170	DESPACHO SICUZ SISTEMAS
CSF101200190	DESPACHO SICUZ SISTEMAS
CSF101200200	DESPACHO SICUZ COMUNICACIONES
CSF101200210	DESPACHO SICUZ COMUNICACIONES
CSF101200211	DESPACHO SICUZ COMUNICACIONES
CSF101200220	DESPACHO SICUZ COMUNICACIONES
CSF101200230	DESPACHO SICUZ COMUNICACIONES
CSF101200240	DESPACHO SICUZ COMUNICACIONES
CSF101200250	BIBLIOTECA DEPÓSITO
CSF101200252	DESPACHO AUTOMATIZACIÓN BIBLIOTECA
CSF101200253	BIBLIOTECA DEPÓSITO
CSF101200260	SALA DE LECTURA
CSF101200270	DESPACHO SICUZ COMUNICACIONES
CSF101200290	DESPACHO SICUZ COMUNICACIONES

Activo	Denominación Activo
CSF101200300	DESPACHO SICUZ COMUNICACIONES
CSF101200301	PASILLO
CSF101200302	BAÑOS
CSF101200303	ALMACEN SICUZ COMUNICACIONES
CSF101200310	PASILLO
CSF101200320	PASILLO
CSF101200330	BAÑOS SEÑORAS
CSF101200340	HALL - ENTRADA
CSF101200350	PASILLO
CSF101200351	TERRAZA BAR
CSF101200360	BAÑOS CABALLEROS
CSF101200370	RELLANO
CSF101200376	ASCENSOR
CSF101200377	ASCENSOR
CSF101200380	PASILLO

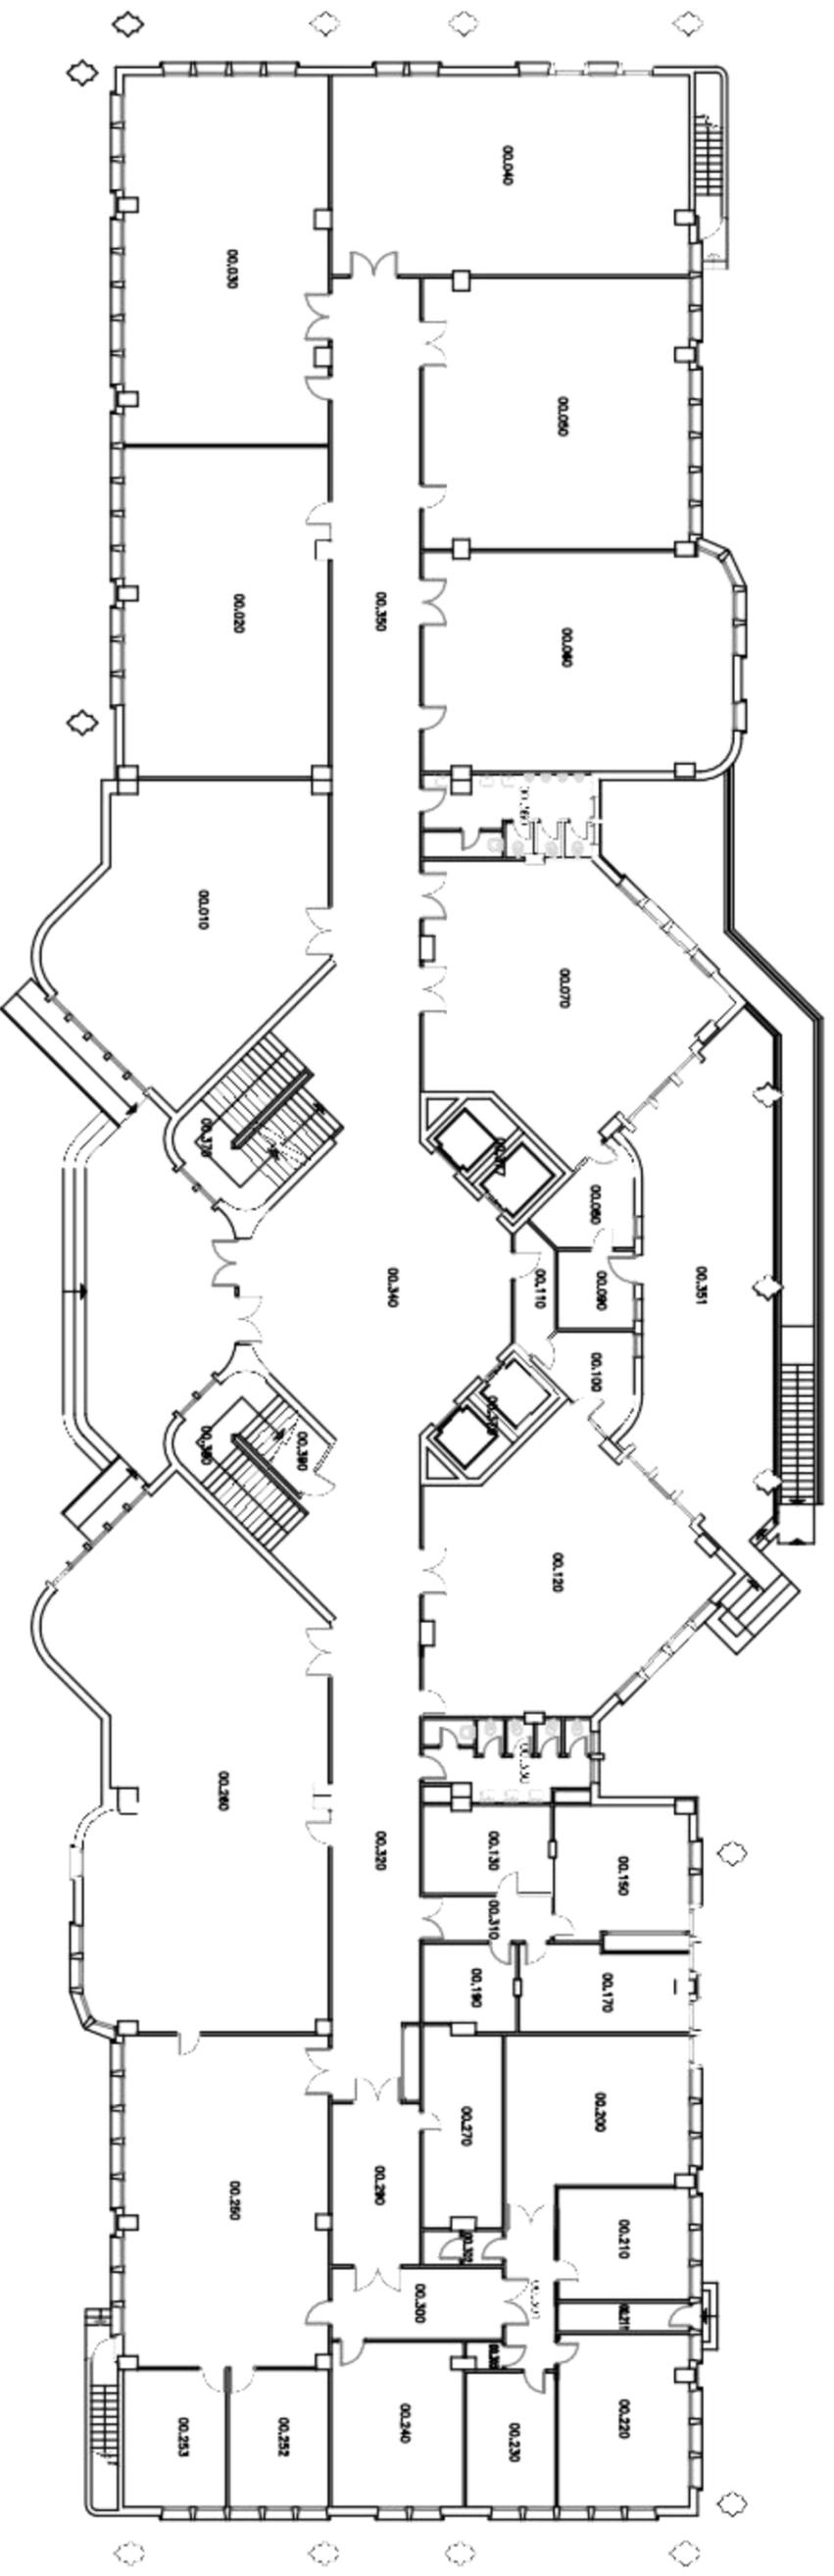

10112 - FACULTAD DE CIENCIAS - EDIFICIO "B" MATEMÁTICAS
 NUMERACION E IDENTIFICACION DE ACTIVOS
 GESTION MANTENIMIENTO

Ubicación:	CAMPUS SAN AMBROSIO, C/ Pedro Cerbuna, 12 - 50009 ZARAGOZA	Foto:	5-109-11
Plano:	PLANTA BAJA	Escala:	1/250
Fecha:		Fecha:	ABR-11
Servicio de Mantenimiento Universidad Zaragoza		Carlos Surroster Manuel Arquitecto Técnico SIA	
		Nº Plano:	2.1