

- E1 SOLERA DE HORMIGÓN ARMADO E:20 cm ACABADO PULIDO CUARZO GRIS
- E2 SOLERA DE HORMIGÓN ARMADO E:20 cm ACABADO PENADO

GOBIERNO DE ARAGÓN
Departamento de Educación,
Cultura y Deporte
Gerencia de Infraestructuras y Equipamiento

PROYECTO BÁSICO Y DE EJECUCIÓN DE
LAS OBRAS DE CONSTRUCCIÓN PARA
LA TRANSFORMACIÓN DEL CEIP JULIO
VERNE DE ZARAGOZA EN CPI


CALLES FCO. RALLO LAHOZ, IBON DE LAZABA, I.M. MARÍN SANCHO, O. LLANOS FLORES BARRIO DE MIRALBUENO, 50011 - ZARAGOZA

PLANO
URBANIZACION

DICIEMBRE 2019 ESCALA: 1 : 100

ARQUITECTURA
JOAQUÍN LORENTE GALDOS

U01

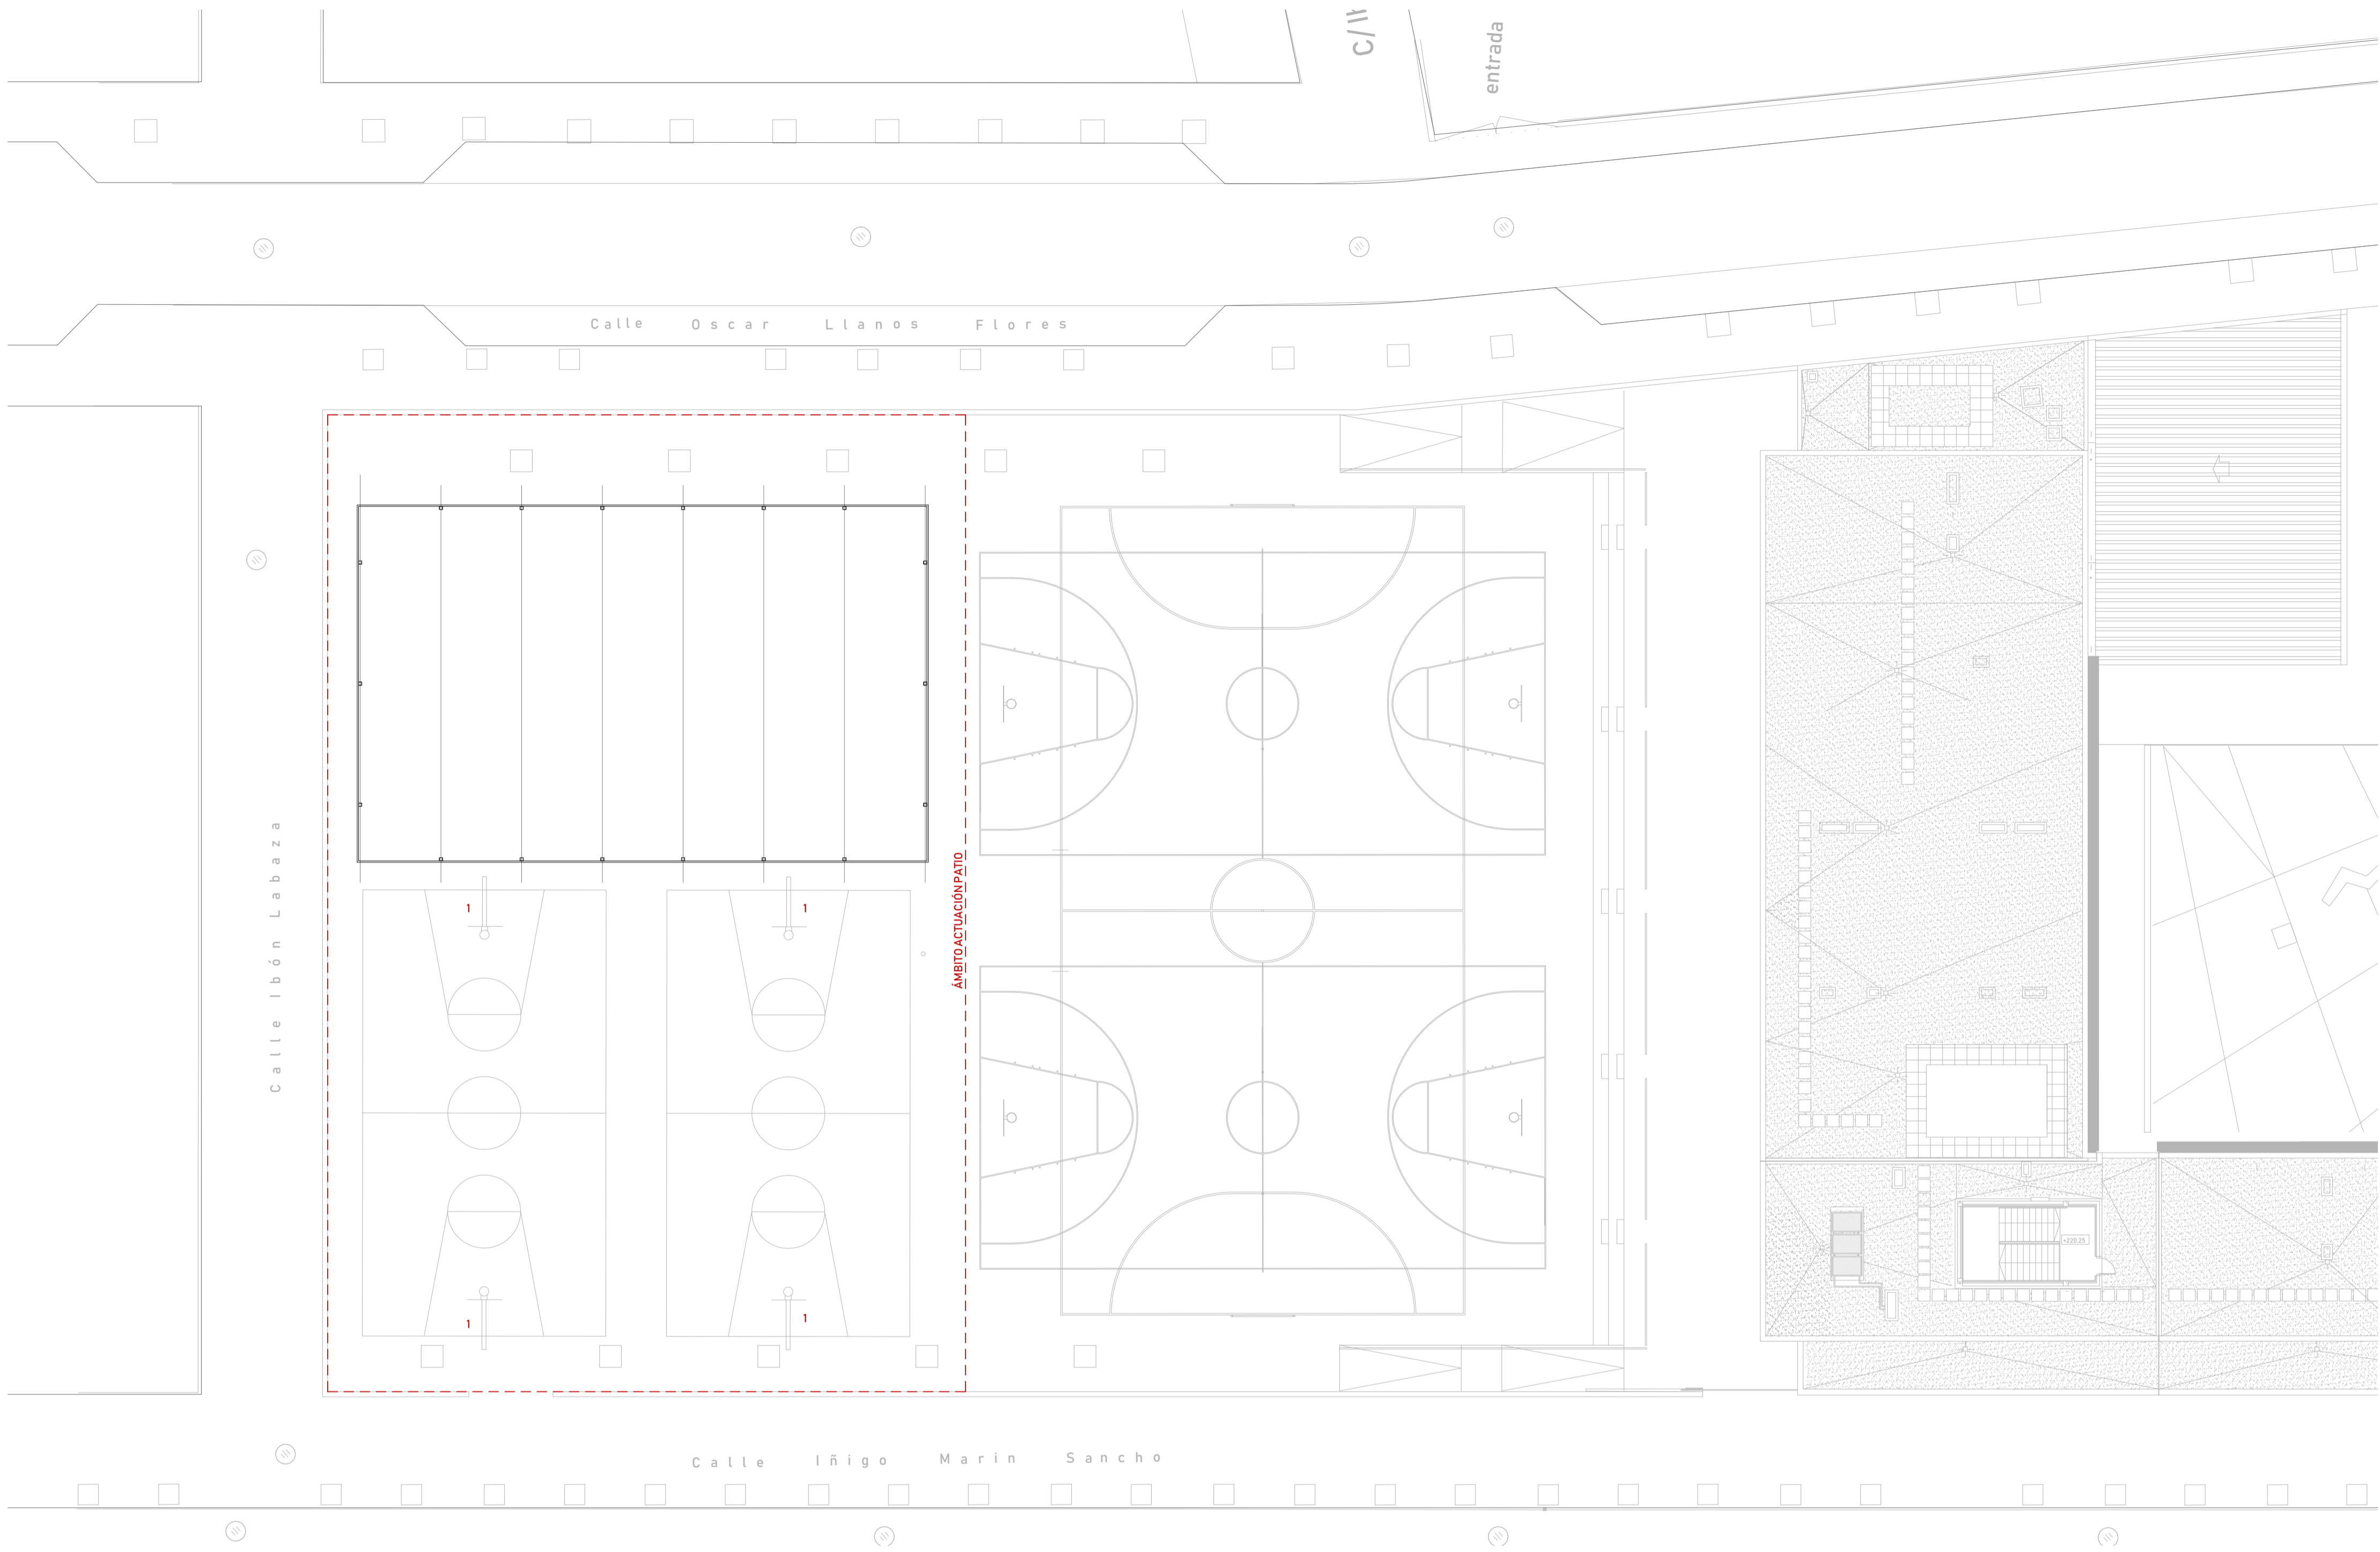

1 CANASTA

GOBIERNO
DE ARAGON
Departamento de Educación,
Cultura y Deporte
Gerencia de Infraestructuras y Equipamiento

PROYECTO BÁSICO Y DE EJECUCIÓN DE
LAS OBRAS DE CONSTRUCCIÓN PARA
LA TRANSFORMACIÓN DEL CEIP JULIO
VERNE DE ZARAGOZA EN CPI

CALLES FCO. RALLO LAHOZ, IBON DE LAZABA, I.M. MARIN SANCHO, O. LLANOS FLORES BARRIO
DE MIRALBUENO, 50011 - ZARAGOZA

PLANO
URBANIZACIÓN PATIO


DICIEMBRE 2019 ESCALA: Como se indica

ARQUITECTURA

JOAQUÍN LORENTE GALDOS

[Handwritten signature]


U02

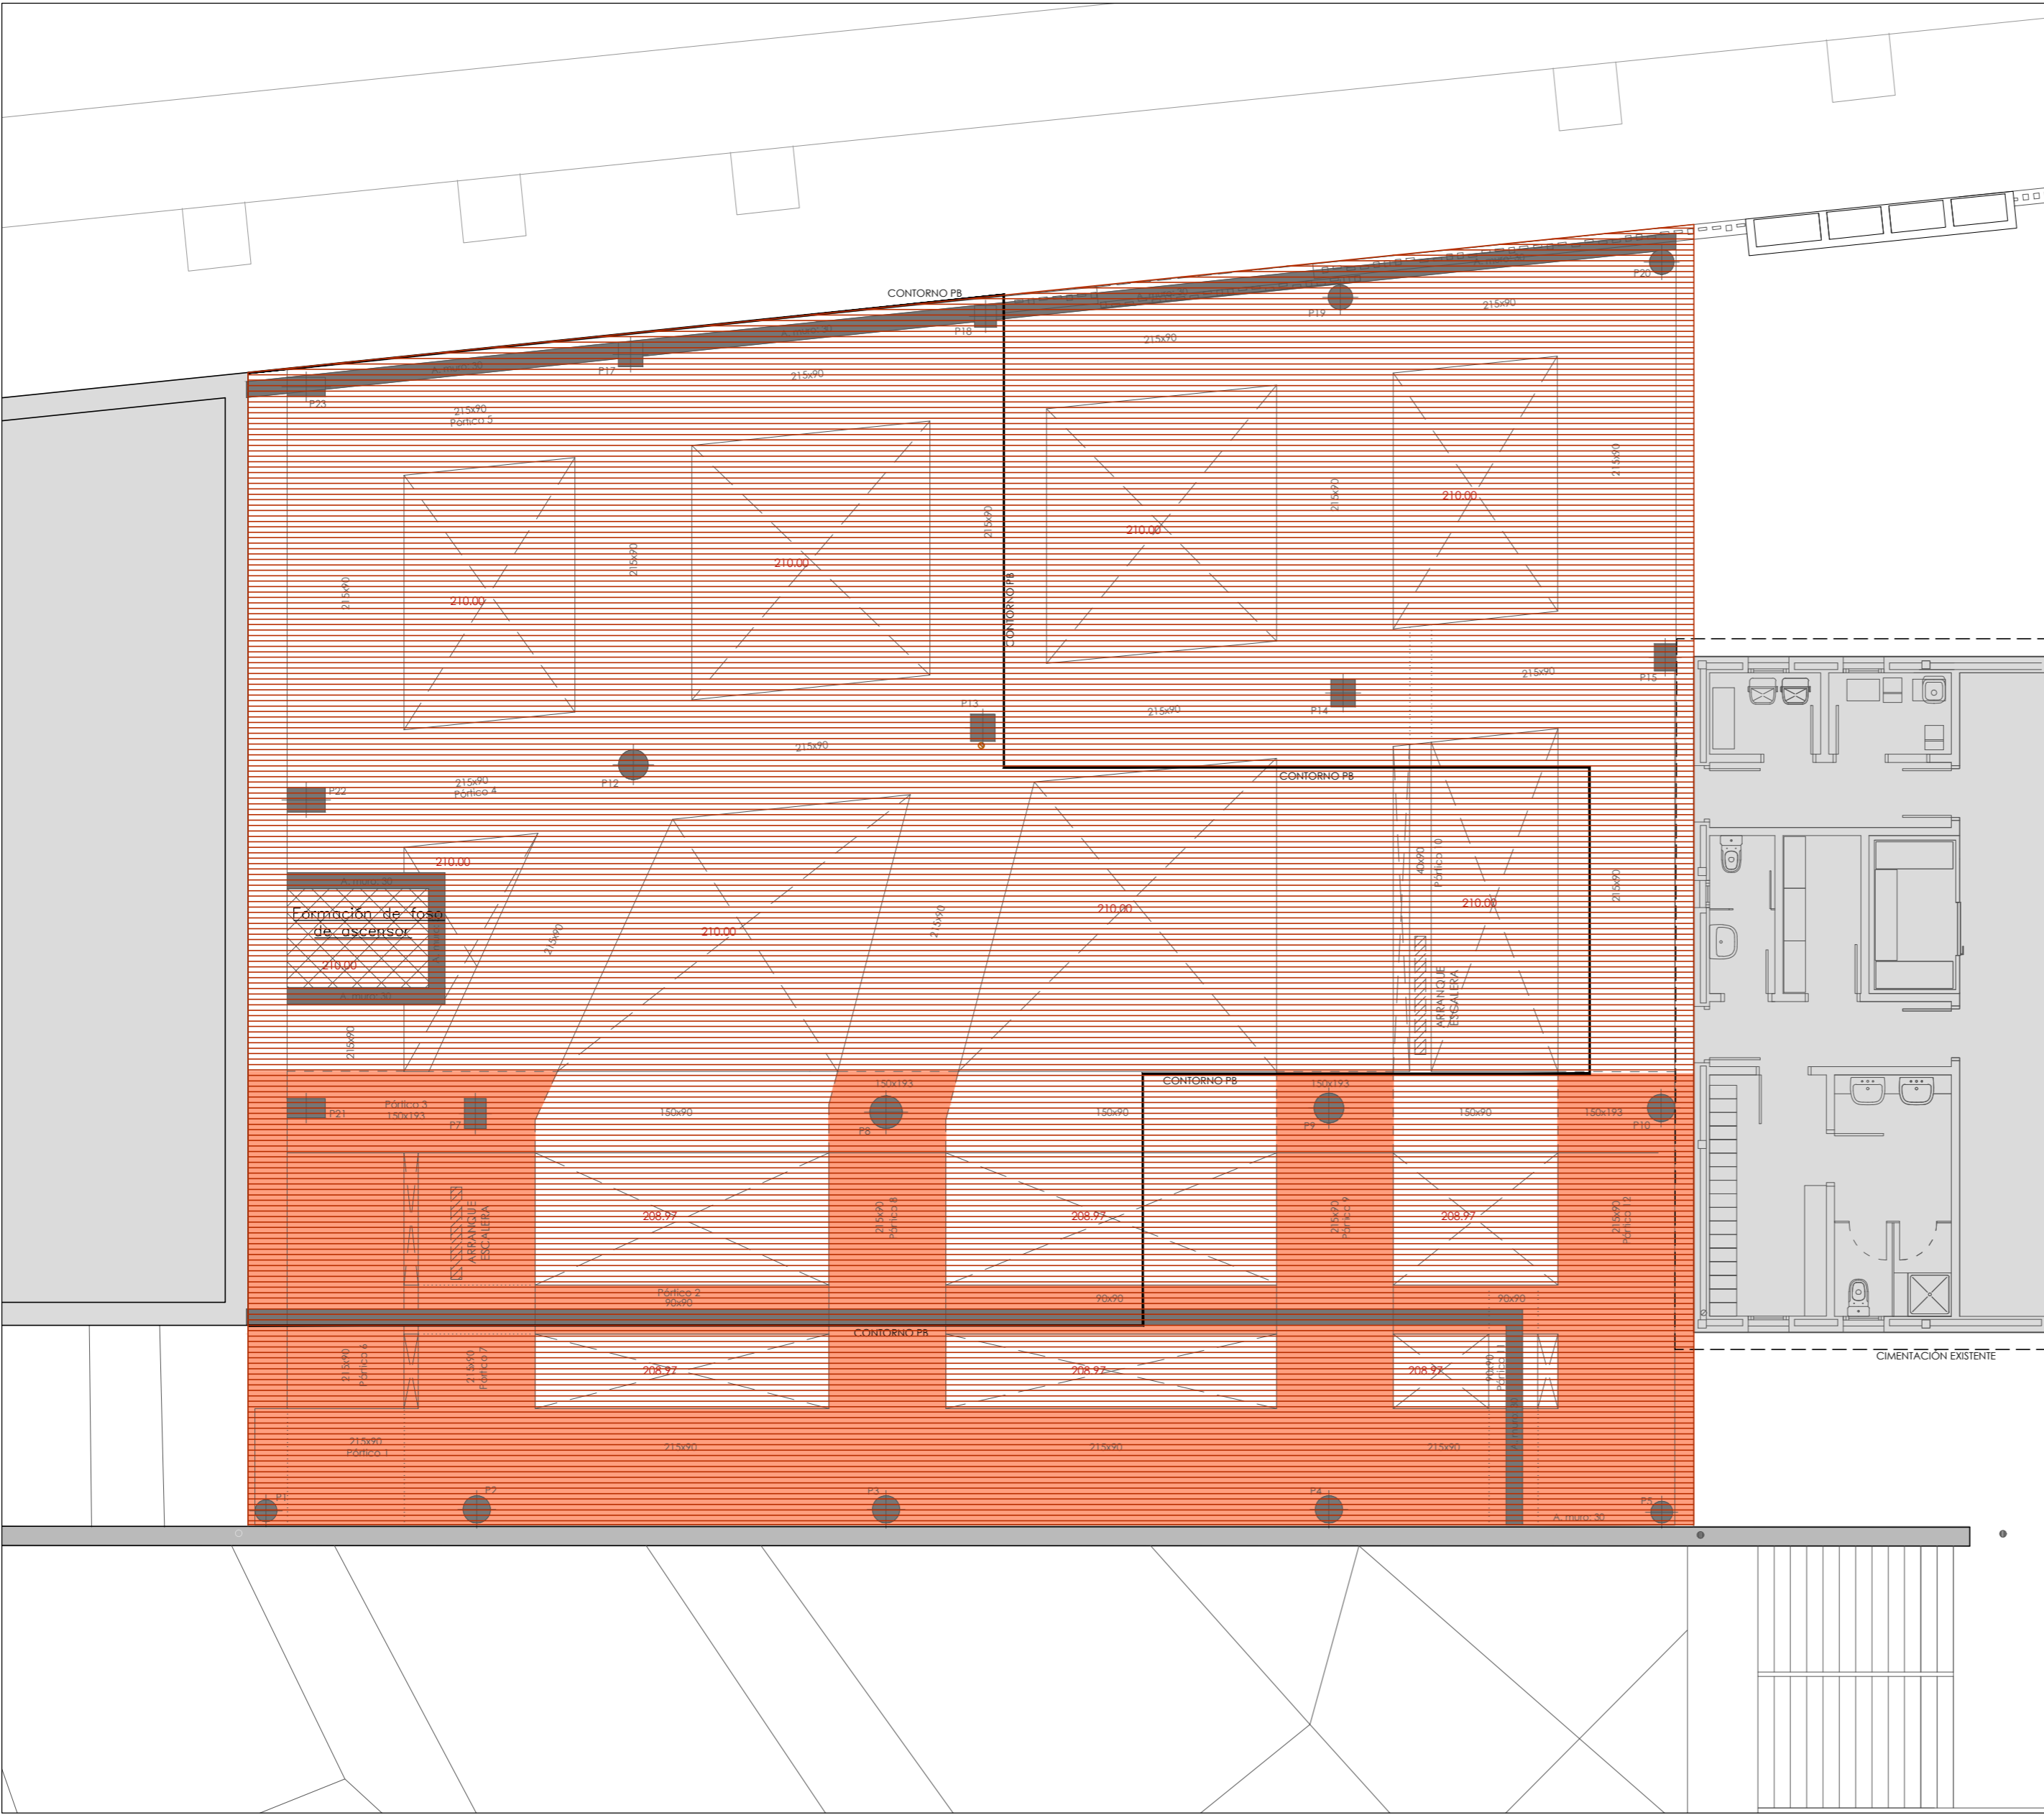

LEYENDA

- PLATAFORMA EXCAVACIÓN COTA 209.00
- PLATAFORMA EXCAVACIÓN 207.97
- CIMENTACION
- EDIFICACION EXISTENTE
- CONTORNO PLANTA BAJA NUEVO EDIFICIO

NOTA: CONSULTAR LOS PLANOS DE LAS DIFERENTES INSTALACIONES ASÍ COMO LOS PLANOS DE ESTRUCTURA



GOBIERNO DE ARAGON
Departamento de Educación,
Cultura y Deporte
Gerencia de Infraestructuras y Equipamiento

PROYECTO BÁSICO Y DE EJECUCION DE LAS OBRAS DE CONSTRUCCIÓN PARA LA TRANSFORMACIÓN DEL CEIP JULIO VERNE DE ZARAGOZA EN CPI

CALLES FCO. RALLO LAHOZ, IBÓN DE LAZABA, I.M. MARÍN SANCHO, O. LLANOS FLORES BARRIO DE MIRALBUENO, 50011 - ZARAGOZA


PLANO
REPLANTEO PLATAFORMA EXCAVACION

U-03

DICIEMBRE 2019 ESCALA:

ARQUITECTURA
JOAQUÍN LORENTE GALDOS



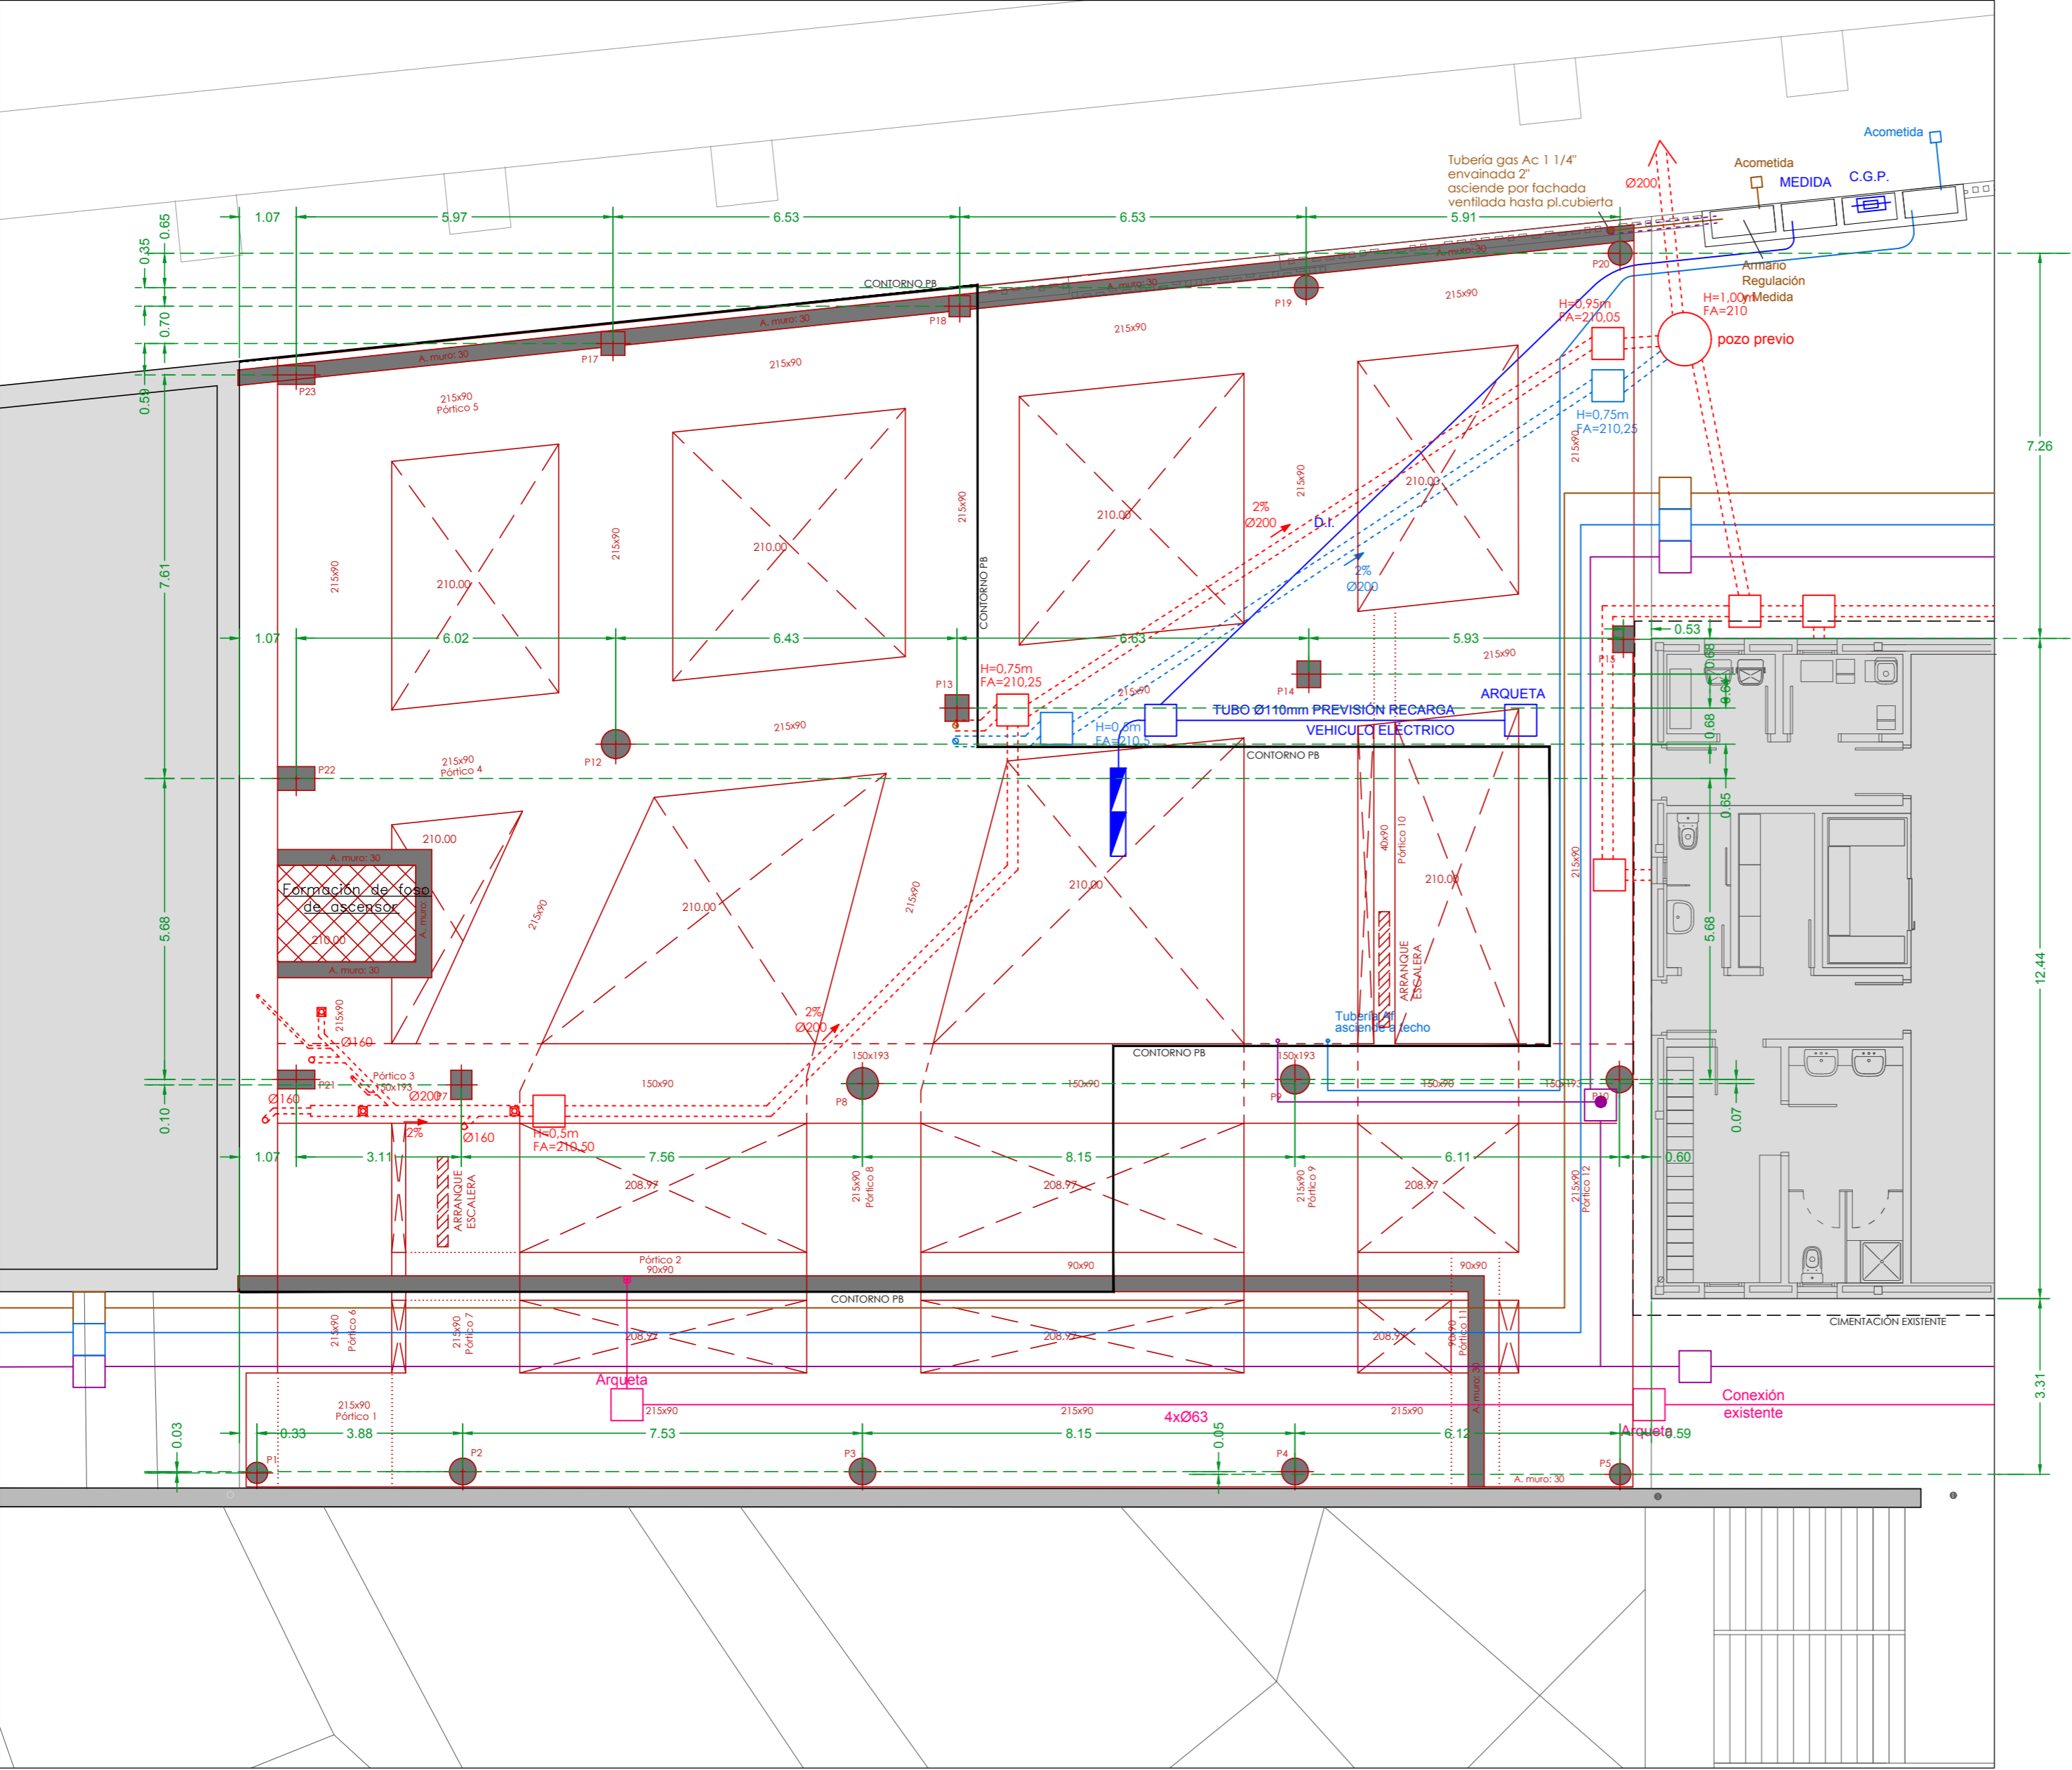

LEYENDA

- == COLECTOR SANEAMIENTO FECAL ENTERRADO
- == COLECTOR SANEAMIENTO PLUVIAL ENTERRADO
- INSTALACION FONTANERIA - TUBERIA AGUA FRIA
- INSTALACION PROTECCION INCENDIOS BIES 2 1/2"
- INSTALACION TELECOMUNICACIONES
- INSTALACIÓN ELECTRICIDAD
- CIMENTACION
- EDIFICACION EXISTENTE
- CONTORNO PLANTA BAJA NUEVO EDIFICIO

NOTA: CONSULTAR LOS PLANOS DE LAS DIFERENTES INSTALACIONES ASÍ COMO LOS PLANOS DE ESTRUCTURA

GOBIERNO DE ARAGON
Departamento de Educación,
Cultura y Deporte
Gerencia de Infraestructuras y Equipamiento

PROYECTO BÁSICO Y DE EJECUCION DE LAS OBRAS DE CONSTRUCCIÓN PARA LA TRANSFORMACIÓN DEL CEIP JULIO VERNE DE ZARAGOZA EN CPI

CALLES FCO. RALLO LAHOZ, IBÓN DE LAZABA, I.M. MARÍN SANCHO, O. LLANOS FLORES BARRIO DE MIRALBUENO, 50011 - ZARAGOZA

PLANO
REPLANTEO CIMENTACION - INSTALACIONES

U-04

DICIEMBRE 2019 ESCALA:

ARQUITECTURA
JOAQUÍN LORENTE GALDOS