



PLANTA PRIMERA.

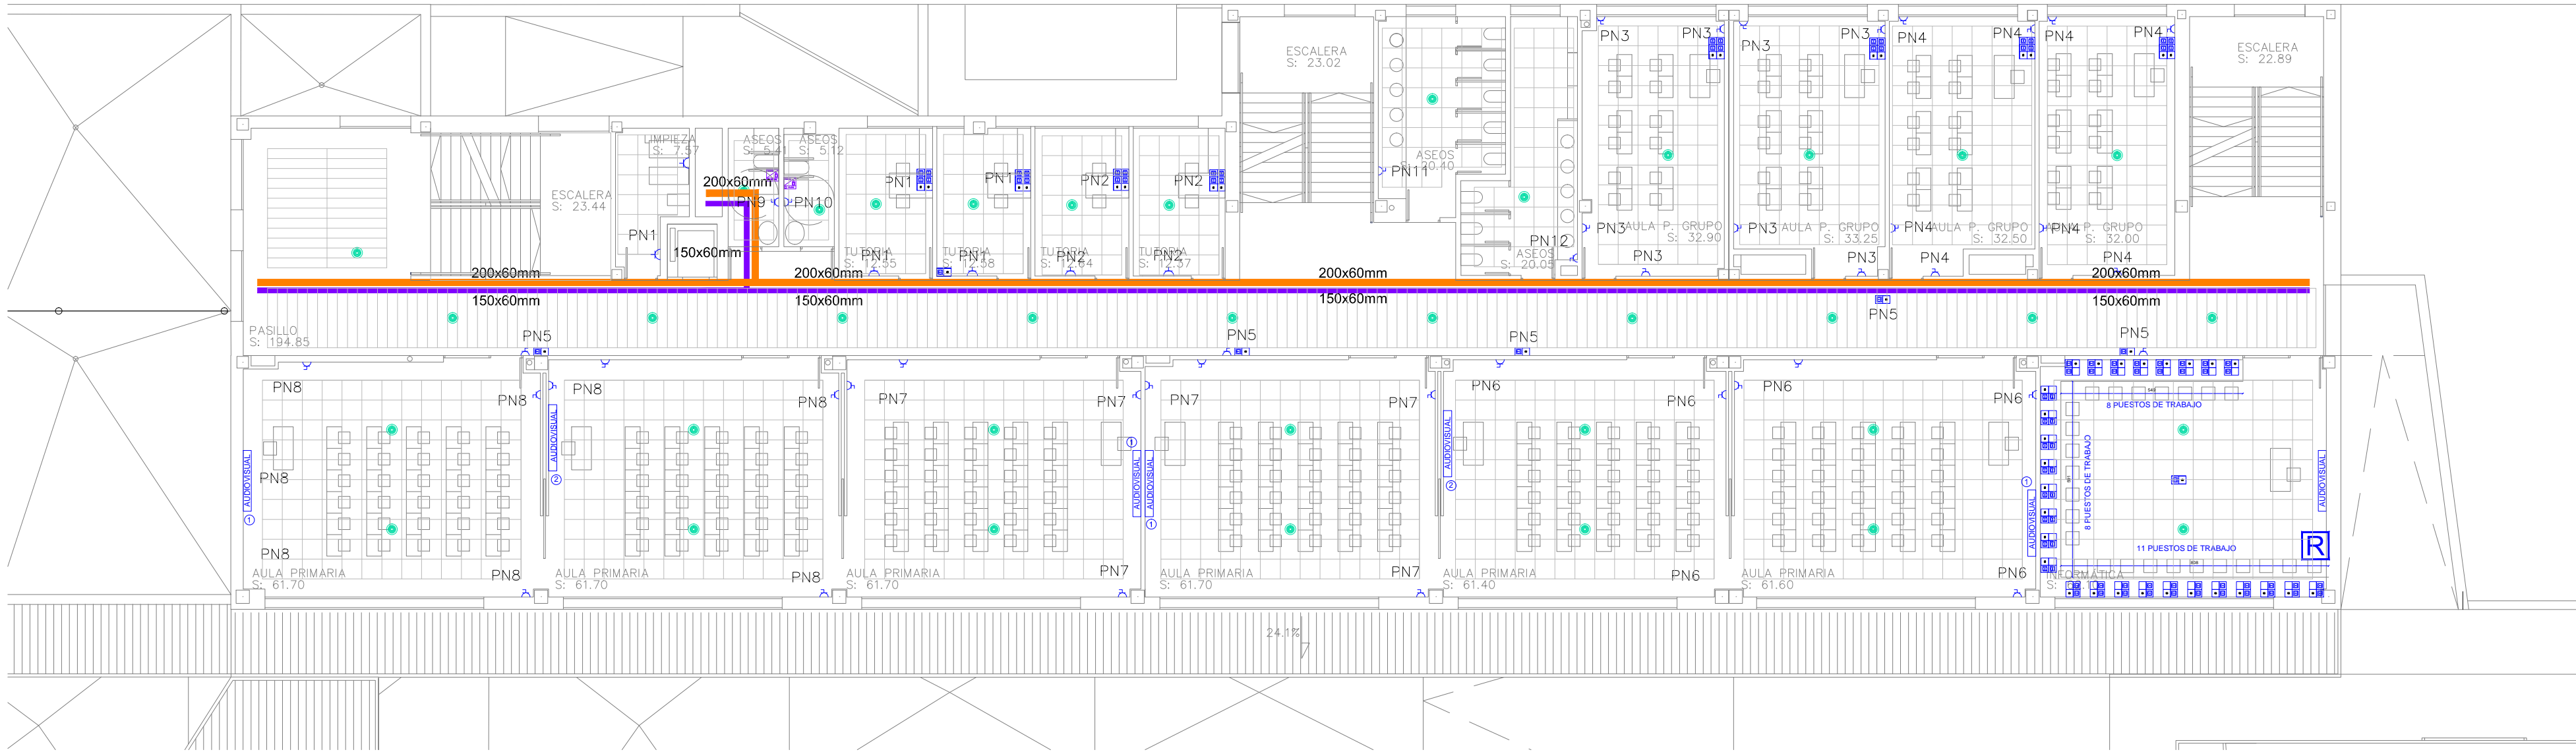


PLANTA SEGUNDA.





PLANTA CUBIERTA.

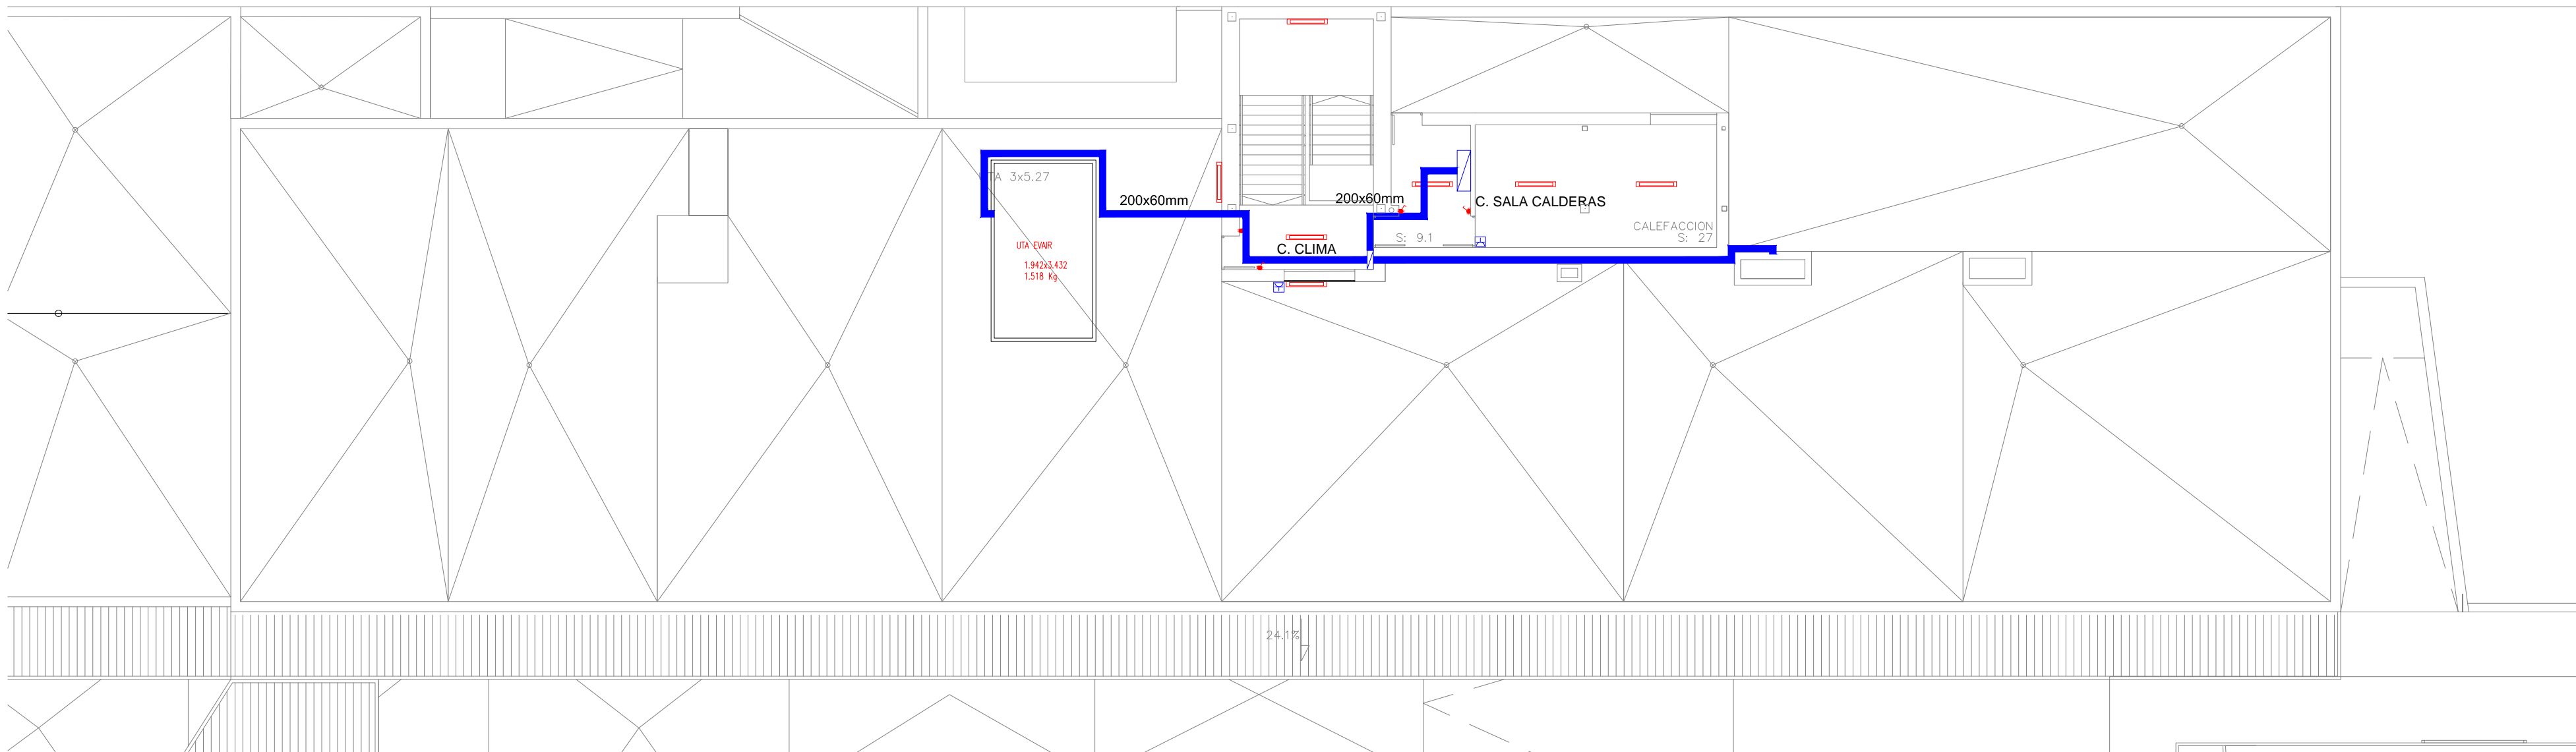

DETALLE ANTIINTRUSIÓN

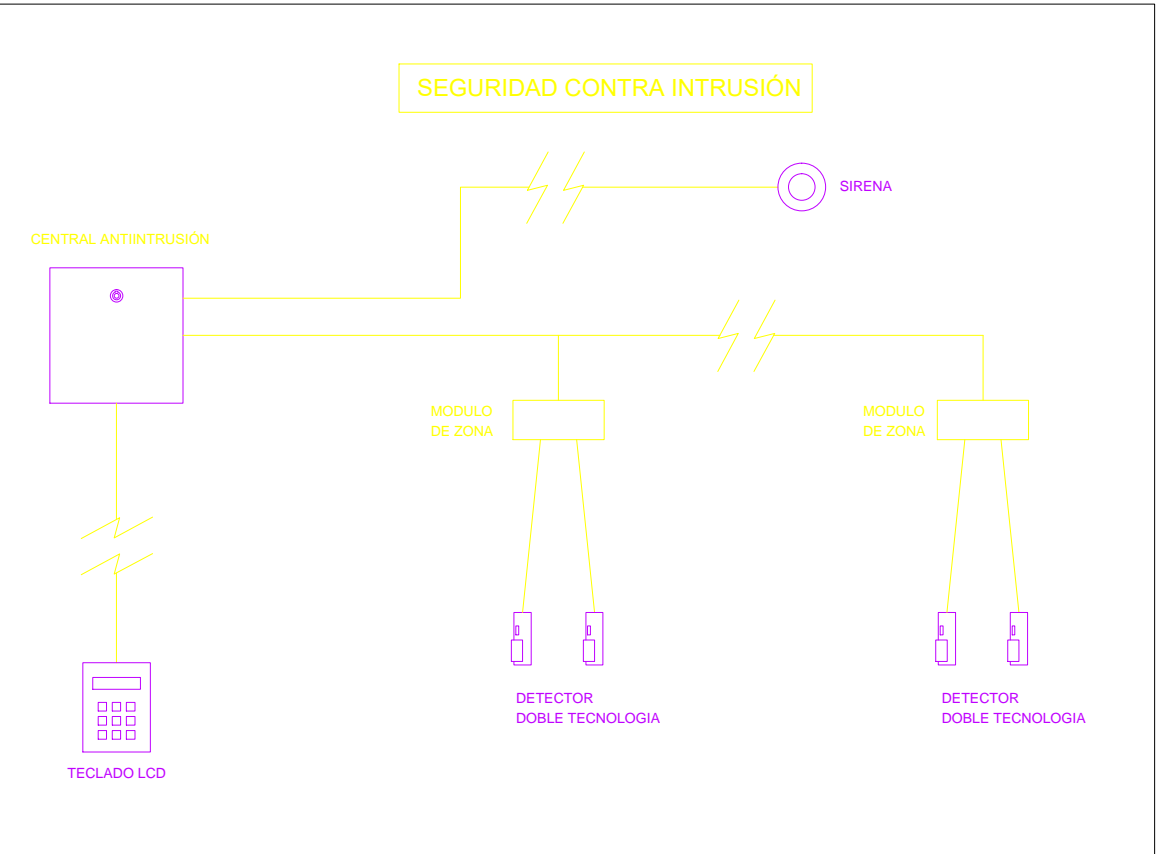

DETALLE AUDIOVISUAL

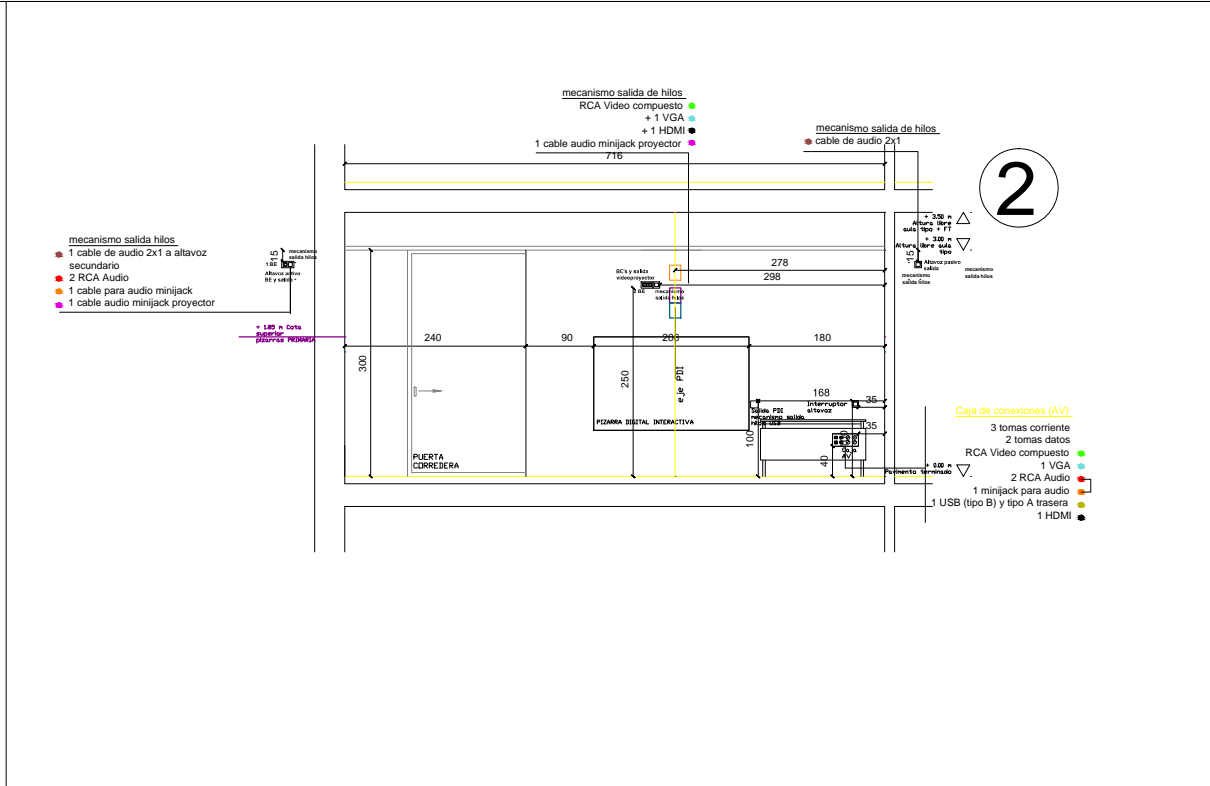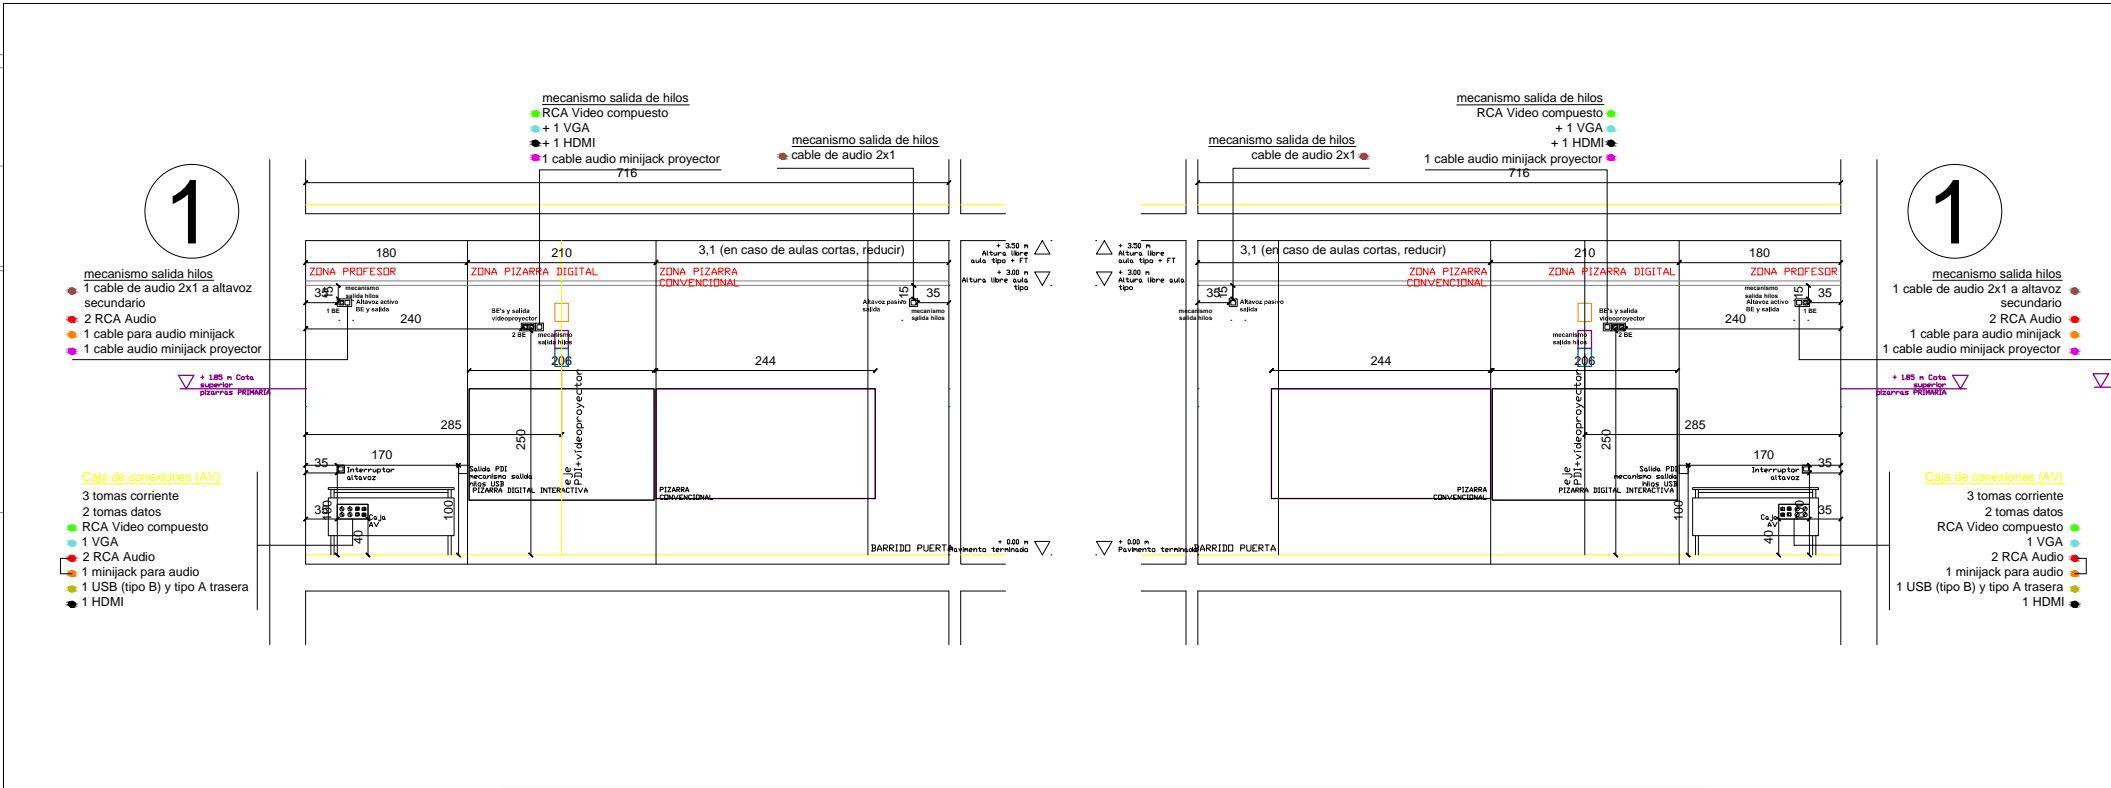

LEYENDA ANTI INTRUSIÓN	
	DETECTOR VOLUMÉTRICO
	PANTALLA LCD
	SIRENA
	CENTRALITA ANTI INTRUSIÓN

LEYENDA MEGAFONÍA	
	ALTAVOZ DE EMPOTRAR EN TECHO
	PROYECTOR ACÚSTICO IP65, 20W
	ALTAVOZ EXPONENCIAL IP65, 20W
	MICRÓFONO GENERAL CON ZONAS
	KIT BAÑO DISMINUIDO

LEYENDA FUERZA	
	TOMA DE CORRIENTE 16A
	TOMA DE CORRIENTE ESTANCA
	TOMA CORRIENTE CON PROTECCIÓN
	PUESTO DE TRABAJO 4TC+2RJ45
	PUESTO TRABAJO WIFI 1TC+1RJ45
	CUADRO ELÉCTRICO
	RACK
	EQUIPAMIENTO AUDIOVISUAL SEGUN DETALLE
	BANDEJA ELECTRICIDAD
	BANDEJA ELECTRICIDAD, EJECUTADA EN FASE INFANTIL
	BANDEJA ELECTRICIDAD EXTERIOR
	BANDEJA TELECOMUNICACIONES
	BANDEJA TELECOMUNICACIONES, EJECUTADA EN FASE INFANTIL
	VIDEOPORTERO
	ALIMENTACIÓN A LAMAS MOTORIZADAS



DIRECCIÓN DE OBRA DE 18 UNIDADES DE PRIMARIA
EN EL CENTRO PÚBLICO INTEGRADO "ARCOSUR" DE ZARAGOZA
Barrio Arcosur (ZARAGOZA)

INSTALACIÓN DE ELECTRICIDAD. FUERZA Y AFINES.
PLANTA PRIMERA, SEGUNDA Y CUBIERTA.

Ingeniero Industrial
JESÚS AZPEITIA GIMENO
SOMOSPRAGMA INGENIERÍA, S.L.



Ayuntamiento de Zaragoza
Conservación de Arquitectura
Unidad de Energía e Instalaciones

JULIO 2019

IE.04

ESCALA:
1/150