


PLANTA PRIMERA.








 

 


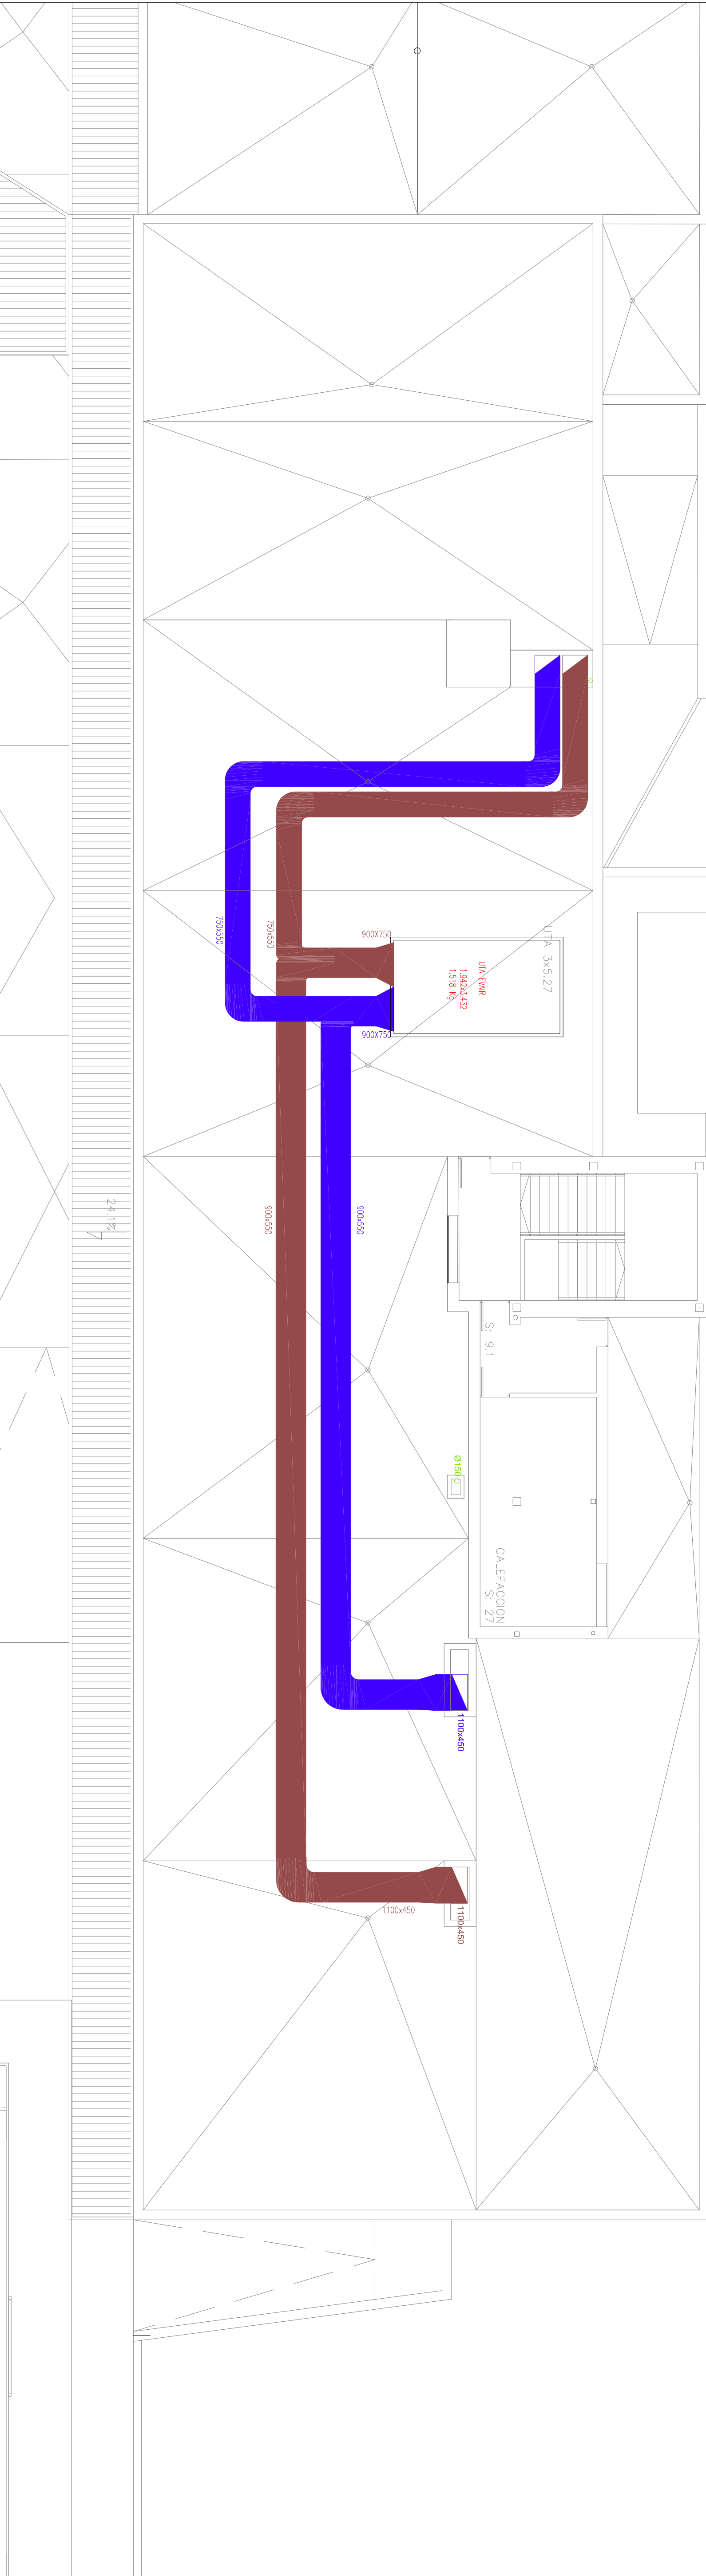

PLANTA SEGUNDA.



PLANTA CUBIERTA.



LEYENDA DE SÍMBOLOS DE CLIMATIZACIÓN	
SÍMBOLO	DESCRIPCIÓN
	CONDUCTO VERTICAL IMPULSIÓN
	CONDUCTO VERTICAL RETORNO
	CONDUCTO IMPULSIÓN VENTILACIÓN
	CONDUCTO RETORNO VENTILACIÓN
	CONDUCTO IMPULSIÓN
	CONDUCTO RETORNO
	DIFUSOR ROTACIONAL SCHAKO DOL-Q-SR-Z-400 ó 500
	REGULADOR DE CAUDAL SCHAKO VIA-PRO-R-200
	CONDUCTO FLEXIBLE. Ø=160mm
	REJILLA IMPULSIÓN DE TECHO. 425x125mm
	REJILLA IMPULSIÓN DE PARED. 425x125mm
	REJILLA RETORNO DE PARED. 425x125mm





Zaragoza
 AYUNTAMIENTO
 Ayuntamiento de Zaragoza
 Conservación de Arquitectura
 Unidad de Energía e Instalaciones

INSTALACIÓN DE VENTILACIÓN PLANTA PRIMERA, SEGUNDA Y CUBIERTA.

Ingeniero Industria

pragma
Ingeniería de
Sistemas

JESÚS AZPEITIA GIMENO
SOMOSPRAGMA INGENIERÍA, S.L.



IC.03

ESCALA

1/150