


PLANTA SEGUNDA



PLANTA TORREÓN

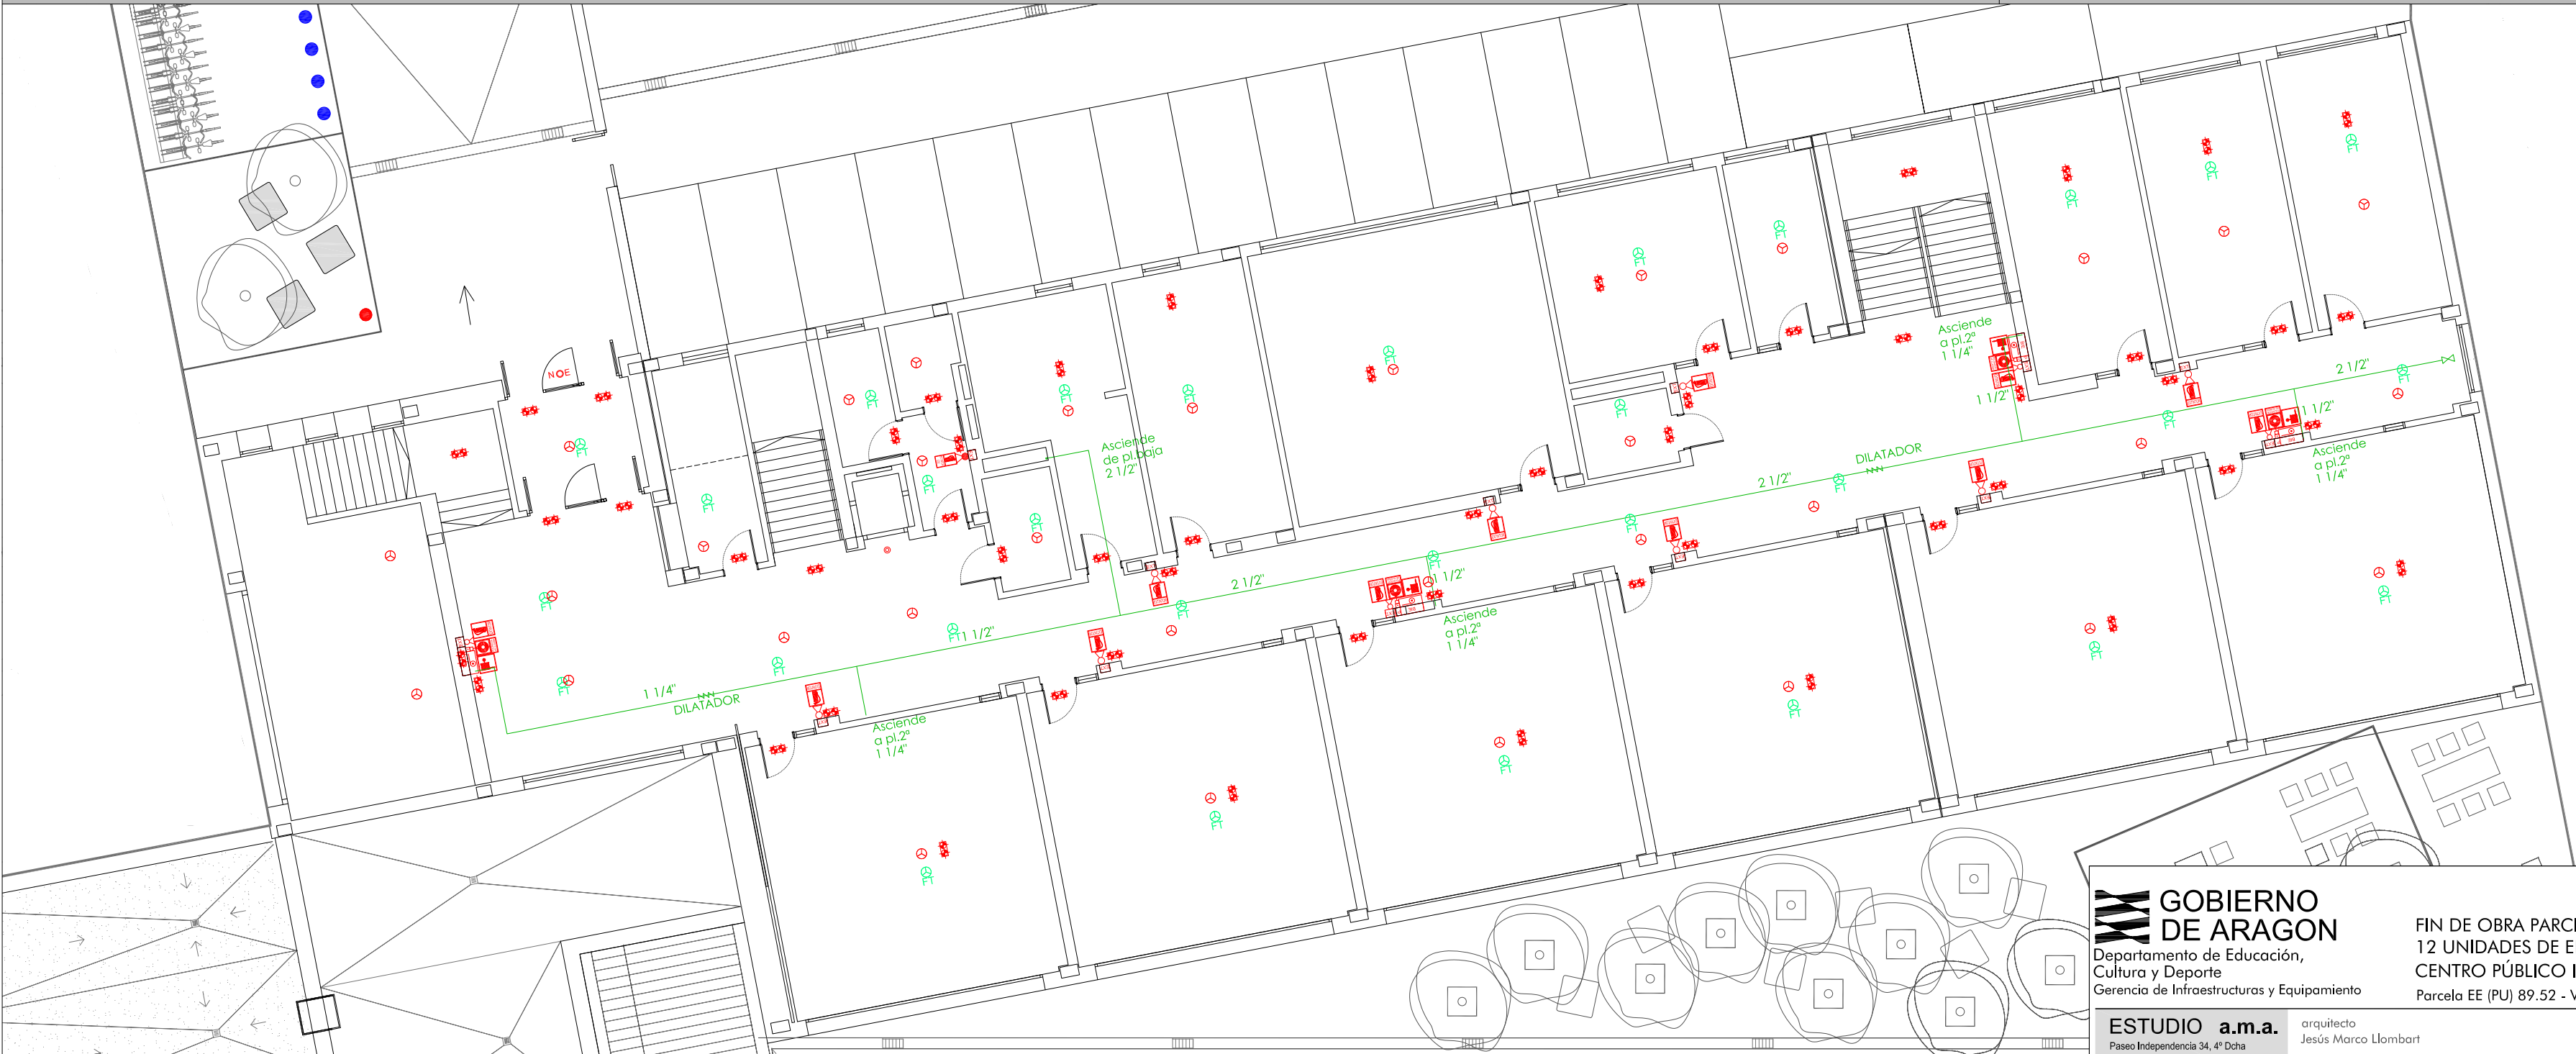

PLANTA PRIMERA

- ⊗ DETECTOR OPTICO
- ⊗AT DETECTOR TÉRMICO DE ALTA TEMPERATURA
- ⊗FT DETECTOR OPTICO FALSO TECHO
- ⊗ DETECCIÓN LINEAL POR INFRARROJOS
- ⊗ EXTINTOR DE POLVO ABC 21A-113B 6 KG
- EXTINTOR DE CO2 55B 5KG
- ⊗ ILUMINACIÓN DE EMERGENCIA
- ⊗ BIE 25 mm2
- ⊗ SIRENA OPTICO-ACUSTICA
- ⊗ PULSADOR DE ALARMA
- ⊗ CENTRAL DE INCENDIOS
- ⊗ CENTRAL DETECCIÓN POR ASPIRACIÓN
- ⊗ SIRENA
- ⊗ PANEL SEÑALIZACIÓN EXTINTOR
- ⊗ PANEL SEÑALIZACIÓN EXTINTOR CO2
- ⊗ PANEL SEÑALIZACIÓN PULSADOR DE ALARMA
- ⊗ PANEL SEÑALIZACIÓN BIE

GOBIERNO DE ARAGON
Departamento de Educación,
Cultura y Deporte
Gerencia de Infraestructuras y Equipamiento

FIN DE OBRA PARCIAL DE AULARIO
12 UNIDADES DE EDUCACIÓN PRIMARIA EN EL
CENTRO PÚBLICO INTEGRADO VALDESPARTERA IV
Parcela EE (PU) 89.52 - Valdespartera, Zaragoza


ABRIL 2022

ESTUDIO a.m.a.
Paseo Independencia 34, 4º Dcha
T 976 30 12 20 F 976 30 12 21
50004 ZARAGOZA

arquitecto
Jesús Marco Llobart

ESCALA
1 / 150

PLANTAS ALZADAS. MEDIOS DE EXTINCIÓN

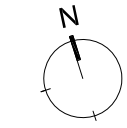

PLANO

IPCI.5